



49-SP-0965


柱基礎断面図 (RA=35%, 30%) (RA=35%, 30%)		91.23.2
柱基礎配筋図 (RA=35%, 30%)		目付 年月日
柱基礎断面図 (RA=35%, 30%)		90

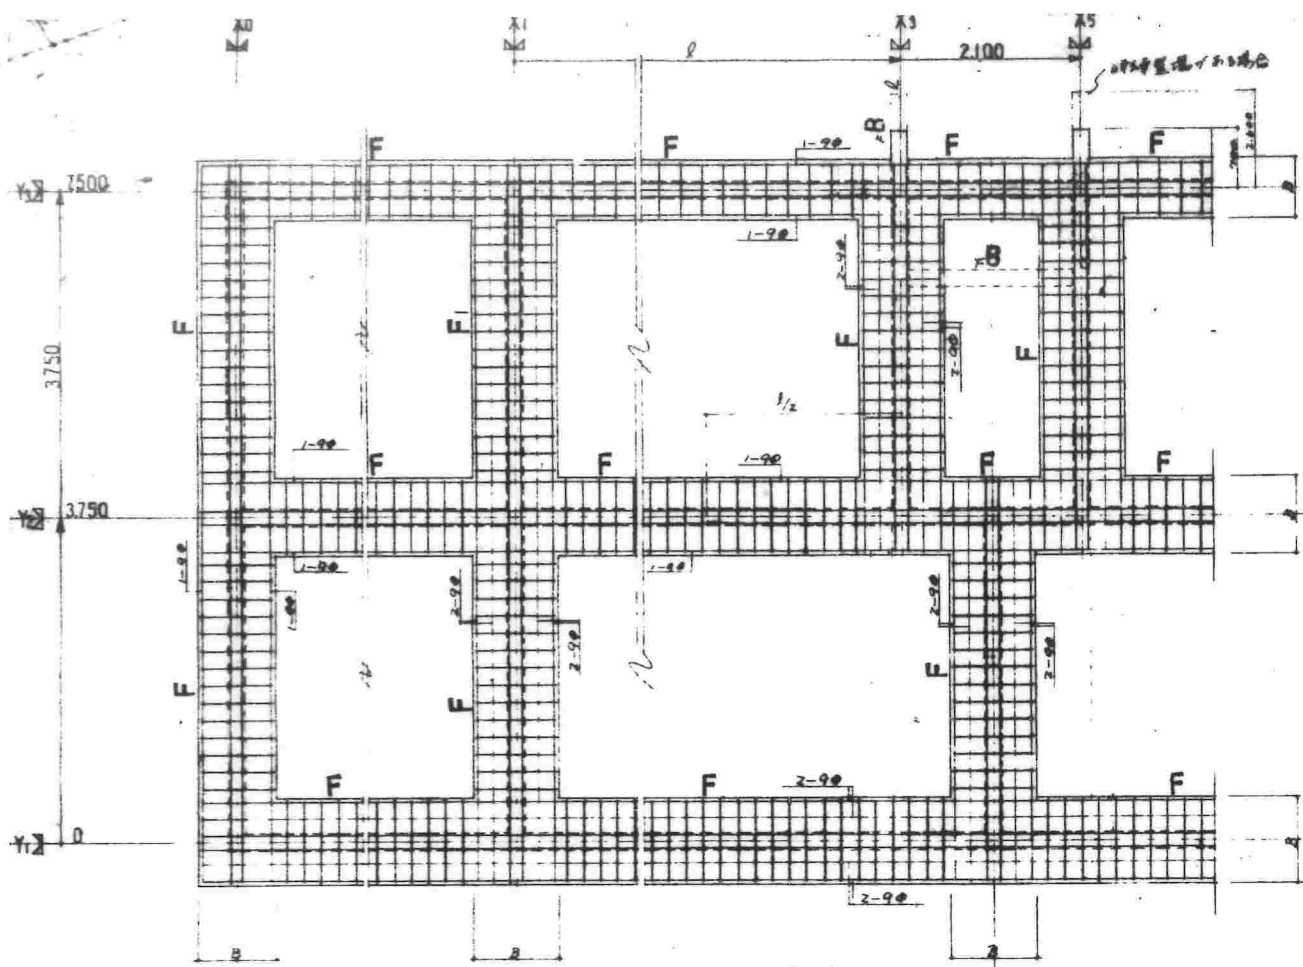


基礎平面詳細図 1:50

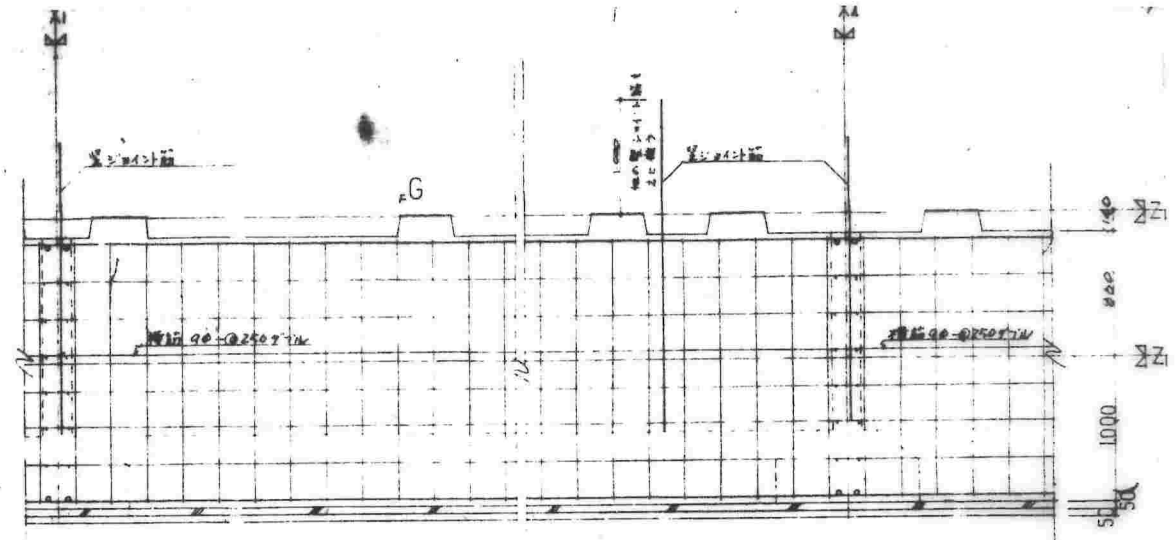


Y1通り基礎梁配筋詳細図 1:30

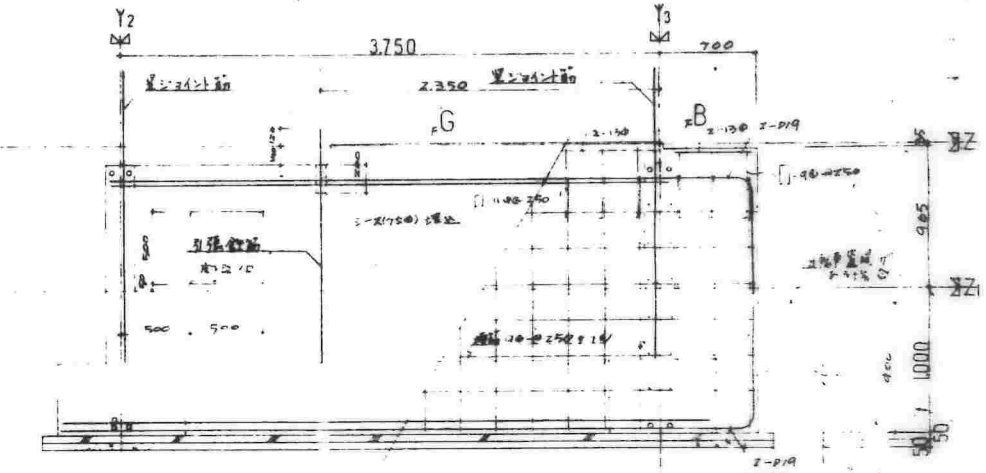

X3通り基礎梁配筋詳細図 1:30

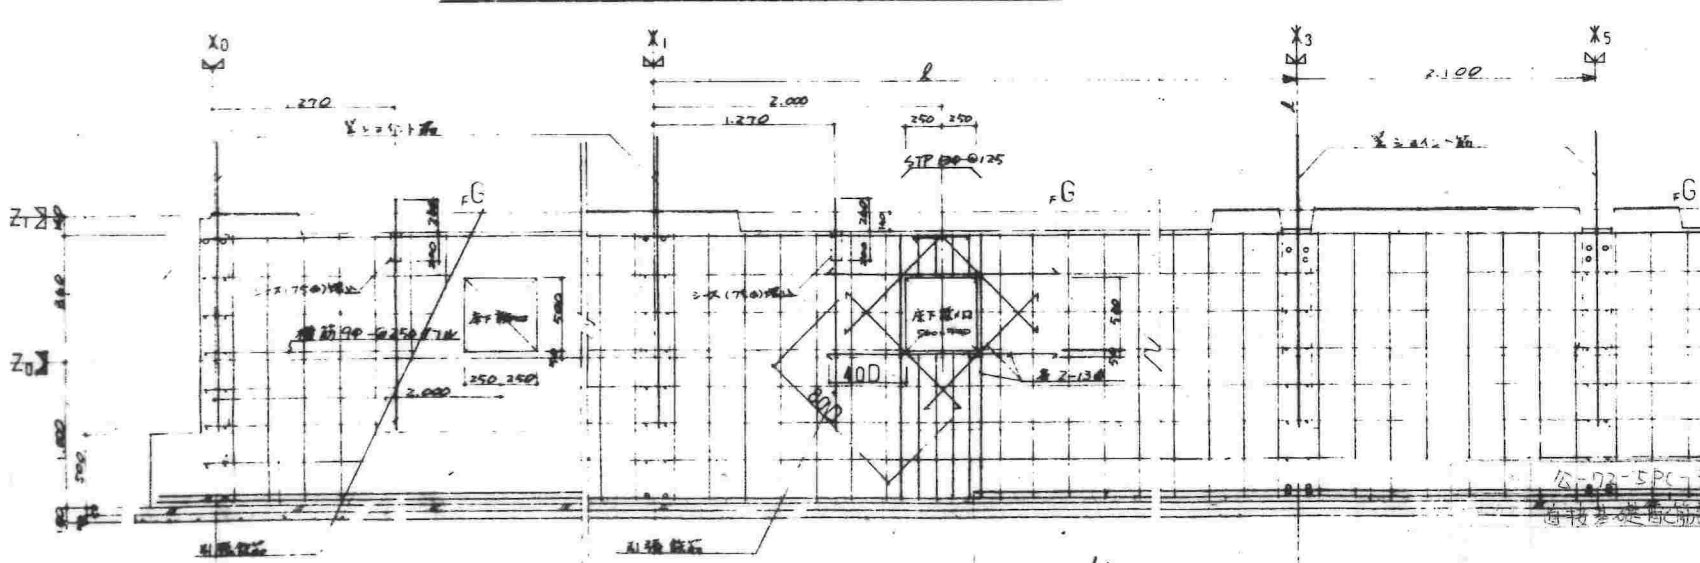

Y2通り基礎梁配筋詳細図 1:30

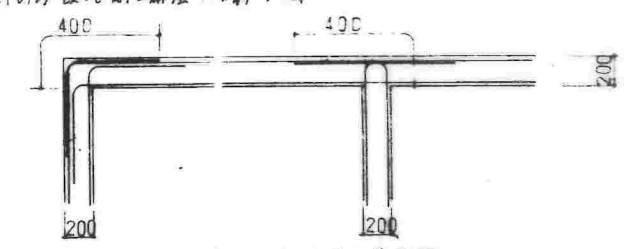



基礎梁上端筋位置要領

使用材料
 コンクリート F_{cd} = 180 N/mm²
 鉄筋 100% SD50 現物品
 130% SF24 現物品

49-SP-0967


公-72-5PC-3k(Ag-1)
 基礎梁配筋詳細図

公-72-5PC	標準設計図	図面番号 022-1
基礎梁配筋詳細図		縮尺 1/50
		日付 年 月 日
製図人 プレハブ建築協会中部支部		

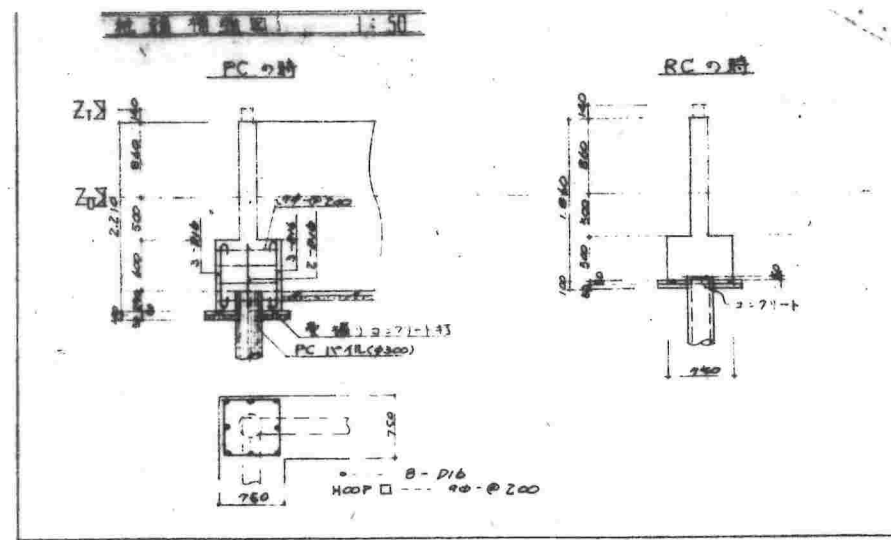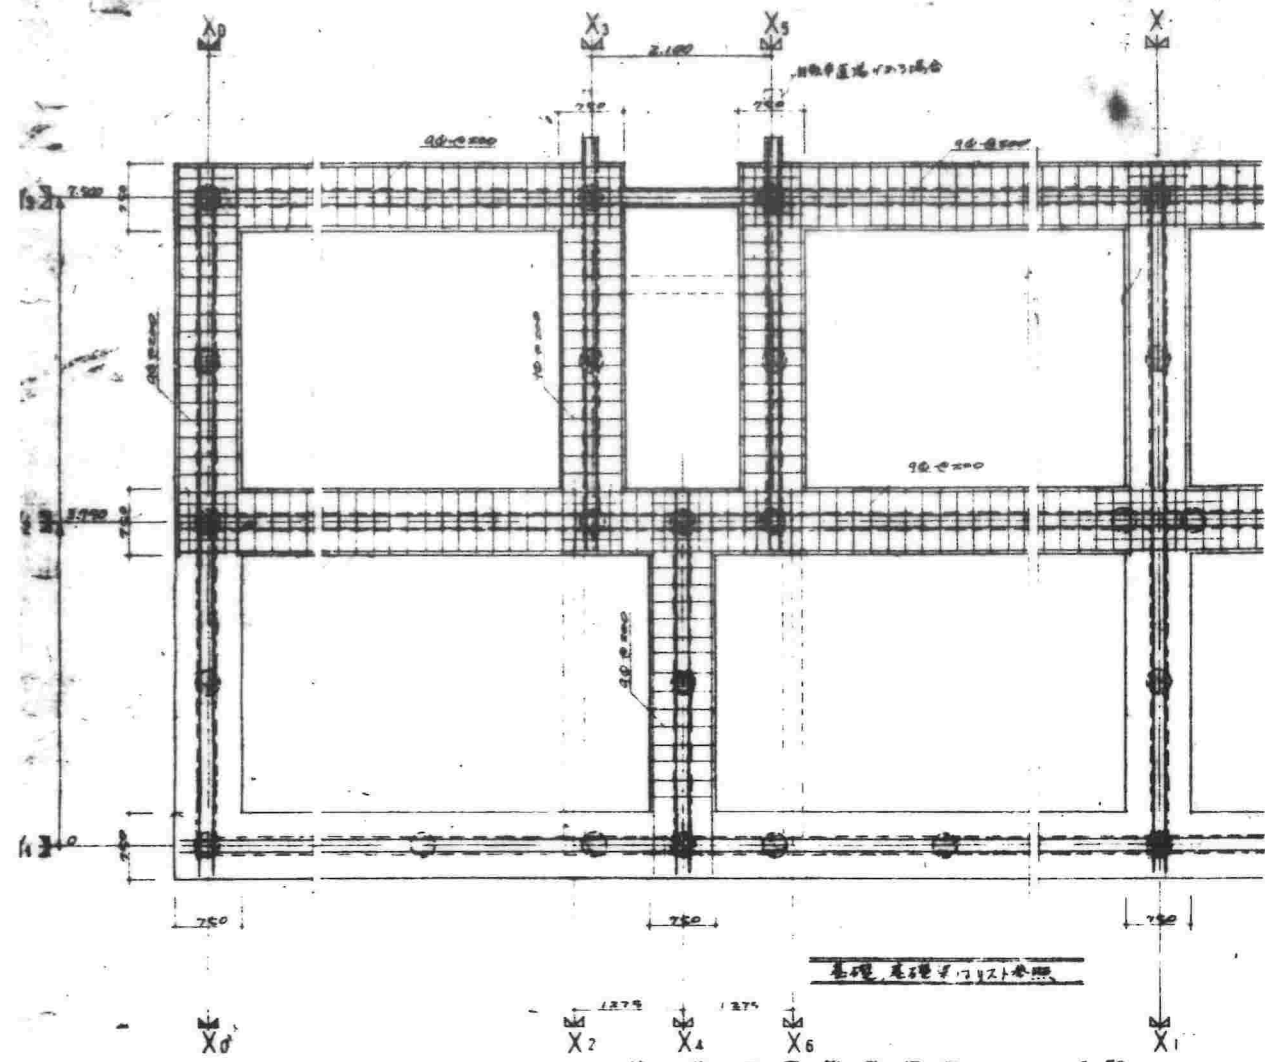

筋力配筋表

筋力 (cm)	項目	筋心距離 (cm) 50cm以下地盤強さ		
		5.2E ≤ 10	10.4E ≤ 15	15.6E ≤ 20
RA-40	筋筋	1-13φ	1-D19	1-D22
	S.T.P	4φ@250	4φ@250	13φ@200
	△-2筋	6-13φ	4-13φ	6-D16
RA-35	筋筋	△=	1-D19	1-D22
	S.T.P	△=	4φ@250	13φ@200
	△-2筋	△=	8-13φ	6-D16
RA-30	筋筋	△=	1-D19	△=
	S.T.P	△=	4φ@250	13φ@200
	△-2筋	△=	8-13φ	6-D16
RA-25	筋筋	△=	△=	△=
	S.T.P	△=	△=	△=
	△-2筋	△=	△=	△=
RA-20	筋筋	1-13φ	1-D16	1-D19
	S.T.P	4φ@250	4φ@250	13φ@200
	△-2筋	5-13φ	7-13φ	4-D16

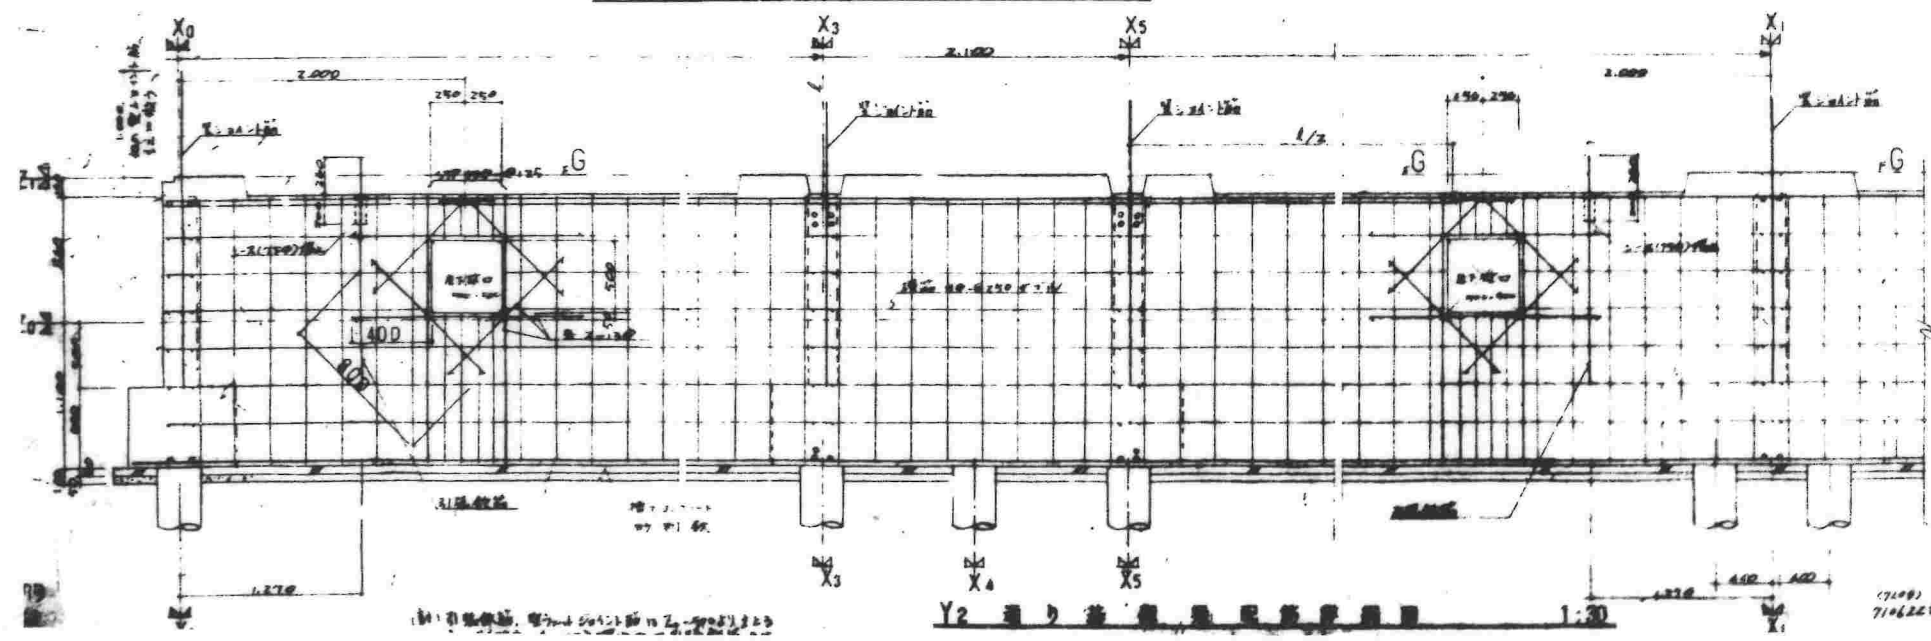

使用材料
 ・ 3071ト 1000φ R4000 500mm 鋼管
 ・ 鋼筋 1000φ 500mm 鋼管
 ・ 鋼筋 1000φ 500mm 鋼管

19-8-1966

公-72-5PC 標準設計図 022-2

社団法人 プレハブ建築協会中部支部

衛生設備特記仕様書

1. 施工に關しては、本特記仕様書、建設大臣官房官庁営繕部監修「機械設備工事共通仕様書」および設計図書による。
2. 本特記仕様書記載の製造所以外の製品使用の場合は、2ヶ月前同等品以上のものにて発注の承認を受けなければならない。
3. ガス管の基礎スクリュー入りは、本工事に含まれる。
4. 本工事の器具取付、並びに支持金物取付はすべて、埋込み木口、又はAY木口にて施工す。火薬を使用する工具にて施工してはならない。
5. 給水管屋外露出管は、久保田鉄工-綿下-にて仕上げる。但し浴室内はシルバー塗り仕上げとし、防錆塗料を塗らさない。
6. 給水管屋外露出部は、防錆の上、亜鉛鉄板板の巻きのTOP塗。
7. 排水管の屋外露出は、久保田鉄工-綿下-にて仕上げる。
8. 屋下配管は、シロ卷線管とする。継ぎ手は毛糸口とする。
9. 排水管および排水立管は、パンク塗料仕上げる。
10. ガス管のバネ塗り仕上げは、本工事を含む。(パイプコートは除く)
11. 排水V.Pは、すべて硬質塩化ビニル管(JIS-K-6741)を使用する。
12. 高架水槽の据付金具は、すべて本工事を含む。
13. 給水管 20mm以上は、塩化ビニル管、5mm以下は、銅管とする。
14. P.C板の配管穴埋り処理は、固安用処理剤にて仕上げる。
(仕上は建築工事施工とする)

番 号	公-70-SPC-3K (A0-1)	設計用
図面名称	衛生設備特記仕様書	
図面番号		01-06-01
設 計	愛知県建設部住宅建設課	

49-SP-1026

製品指定商社表

阻器類 (KJ製品)	1型(JIS-V) KJ部品認定製作所
水栓衛生器具類	JIS表示許可工場 又は KJ部品認定製作所
給水用銅管	JIS表示許可工場
給水用鉛管 排水用鉛管	JIS表示許可工場
給水用鋼管 排水用鋼管	水道協会検査合格品
継手類	日立製作所 日本鋼管継手 理研セキシロ工業 帝國可鍛鋼鉄
弁類	JIS表示許可工場
ホシノノ類	日立製作所 存原製作所 神野製作所 極東機械製作所 川本製作所
電極棒	東洋製作所 並石電機 立石電機 松下電工 川崎電機 中立電機 三菱電機
銅鉄金物類	南濃製鉄所 長谷川製鉄所 大嶽製鉄所 浪製作所
消火栓ホシノ	帝國纖維 日本纖維 若林工業
消火栓用器具類	村上製作所 立売堀製作所
重心的 鉄筋加工管	JIS表示許可工場
水道用 石綿加工管	久保田鉄工 日本エレクトロパイク
FRP高圧水槽	複層-三菱樹脂 東陽機器 伊奈製陶 積水化学

あ
び
し

給排水・衛生・ガス設備

特記仕様

1 本工事に含まれる工事

- ① 雨水直樋は、ルーフドレン → スリット排水
- ② 1階基礎梁支検口
- ③ 配管用冗復仕上(荒埋は本工事)
- ④ 屋上スラブ配管貫通部は、止水工事
- ⑤ 木レンガ
- ⑥ 屋上水槽用コンクリート基礎
- ⑦ 流し・流し・用排水トラップ
- ⑧ 量水器(メーター)を使用する場合の電気配線工事

2 一般注意事項

① 支持間隔は下記に依る

② 1階床下等の配管の給水管
鋼管の場合(給水)

呼び径	支持間隔
2φ以下	1.8 m
1φ ~ 1.5φ	2.0
2φ	3.0
2.5φ ~ 4φ	4.0


ビニル管の場合(給水)

呼び径	支持間隔
40φ	1.2 m以内
50φ	1.5

③ 屋上スラブラン配管の給水管と湯水管

支持間隔は上記の1階床下等の配管の給水管と準ずる。尚支持台はコンクリートブロックにて行う

④ 支持全均等のはずは全現場である

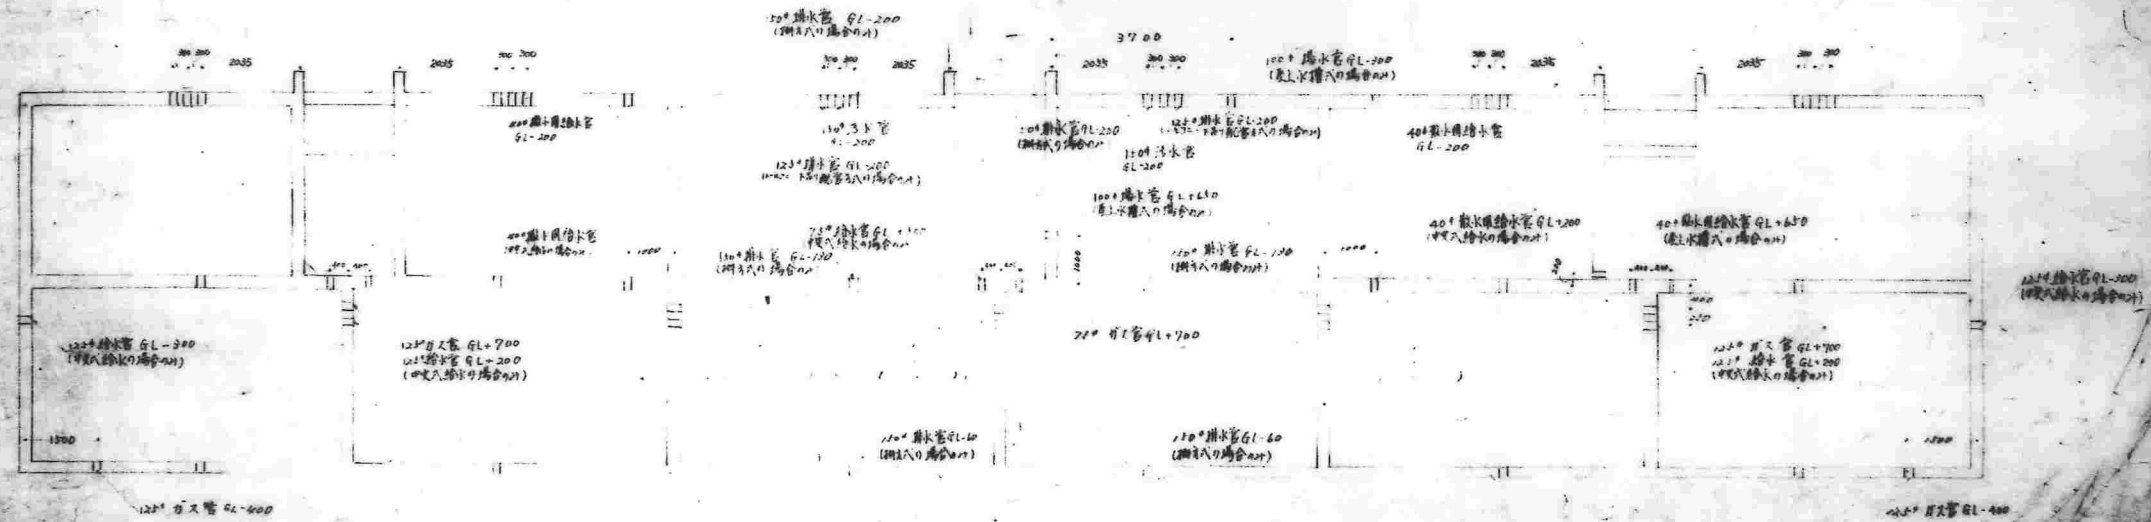


名称	W-10-SPC-04-17	設計図
図面名称	給排水・衛生・ガス設備配管レイアウト	
図面番号	2	
設計		

地中梁貫通スリーブ図 S=1/100

一世帯当りの器具表


器具名	器具名	仕様	数量	備考
洗面所	洗面水栓	KT CLW型	1	
浴室	浴室用栓	1/2"銅製水栓(目取砂)	1	15-T 200 B
	床排水トラップ	50用-トラップ	1	50-T 5 B
	ガスラン	1/2" 後付-口 カラン	1	ガス用
脱衣室	KI砂洗面器工口	JLU-68	1	
台所	流し用水栓	1/2"直形自在水栓	1	15-T 36
	アラ-ア	1/2"銅製加圧ホック T-1264	1	給水用 銅製
	ガスラン	1/2" 70-4ホック	1	ガス用
	ガスラン	3/8" 換気口用ガスラン	1	ガス用
	ガスラン	3/8" 換気口用(専用)	1	ガス用
風呂	ガスラン	3/8" 換気口用(専用)	1	ガス用
ナ-クシャット	蓋水栓	20mm	1	蓋水栓用
	ケ-トホ	3/8"	1	T155F
	ガスラン	T-5型	1	ガス用
	安全ジョ-ク	1B	1	ガス用
バルコニー	水栓	1/2"銅製水栓	1	15-T 26
	水栓		1	40-T 5 SA
足洗場	水栓	1/2"銅製水栓	1	15-T 26

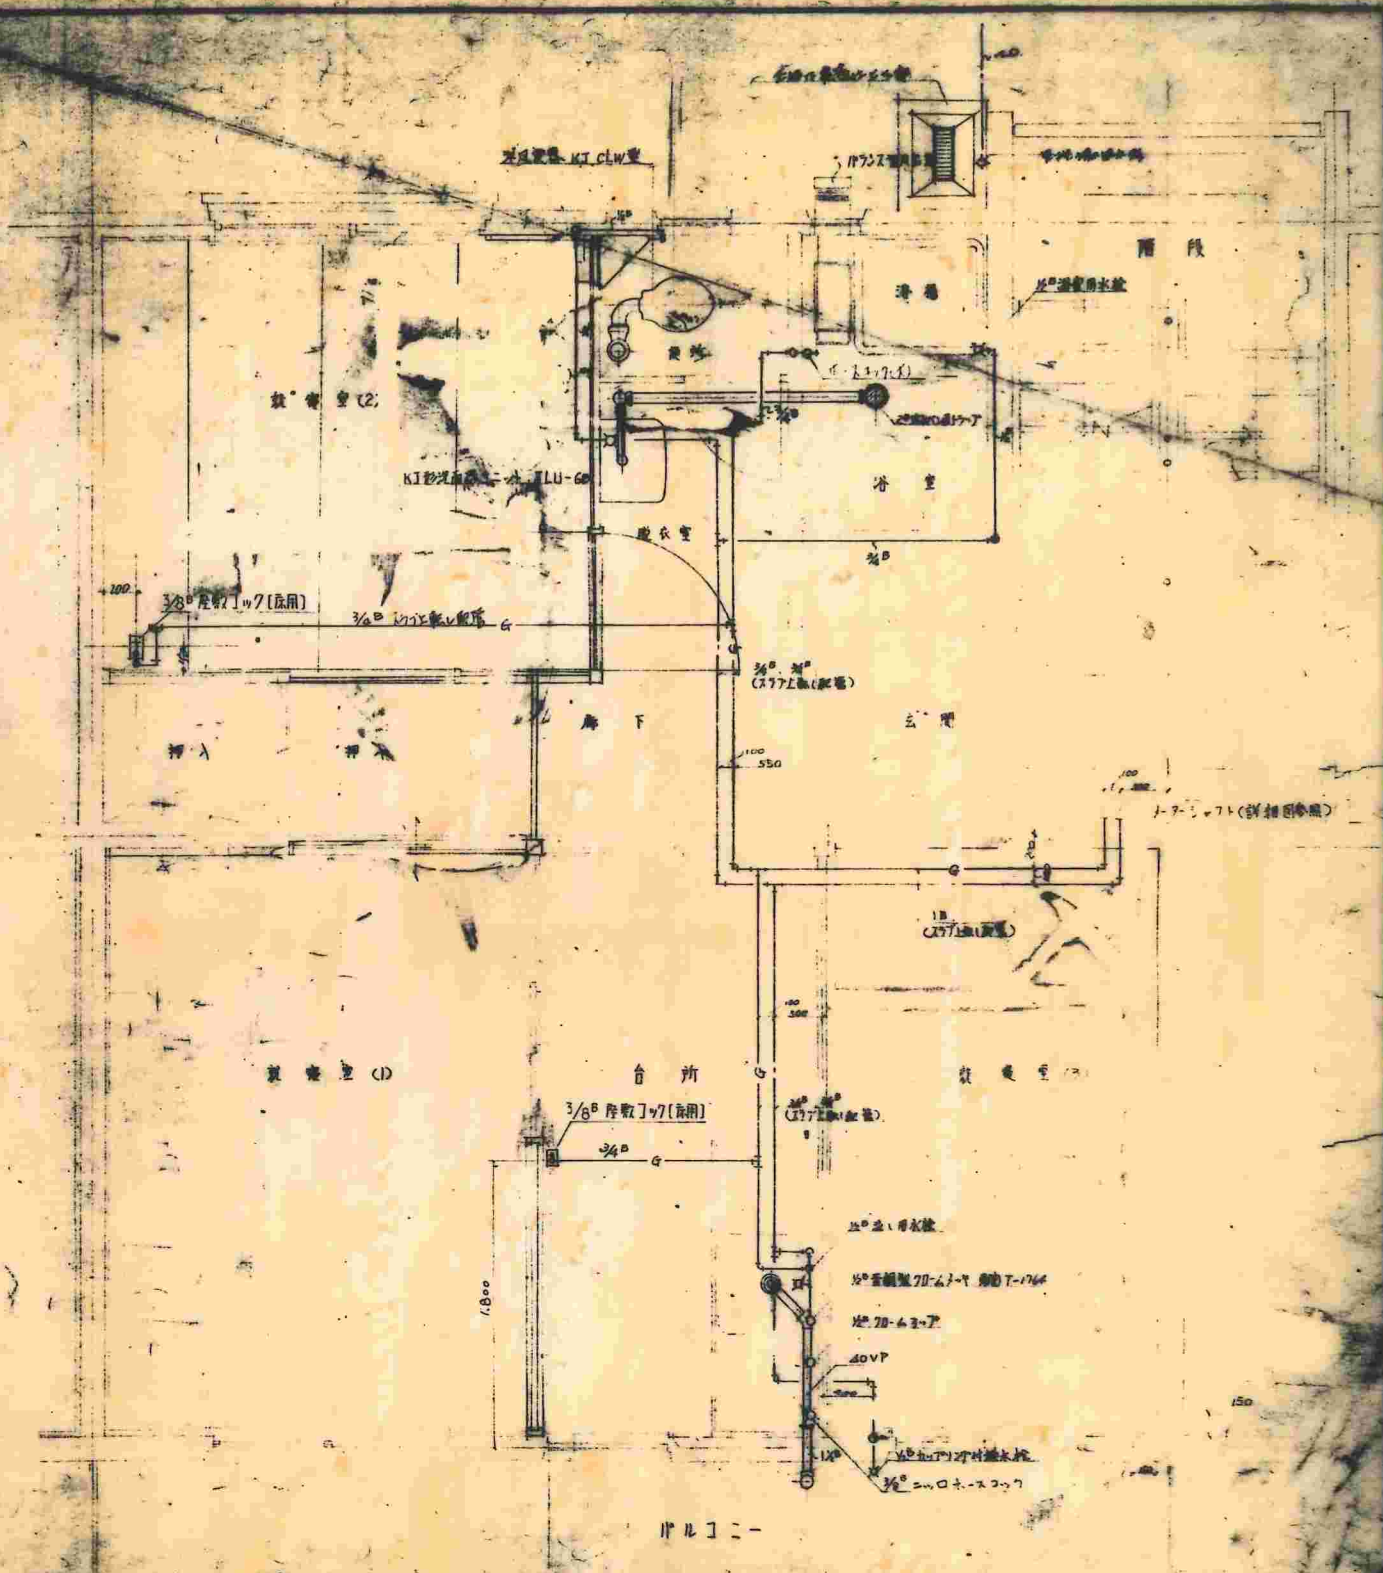

名称	住居用配管工事	設計者	Y. M.
図面番号	0	設計	49-SP-1032

49-SP-1032

A-9.917配管平面詳細図 5-1/30

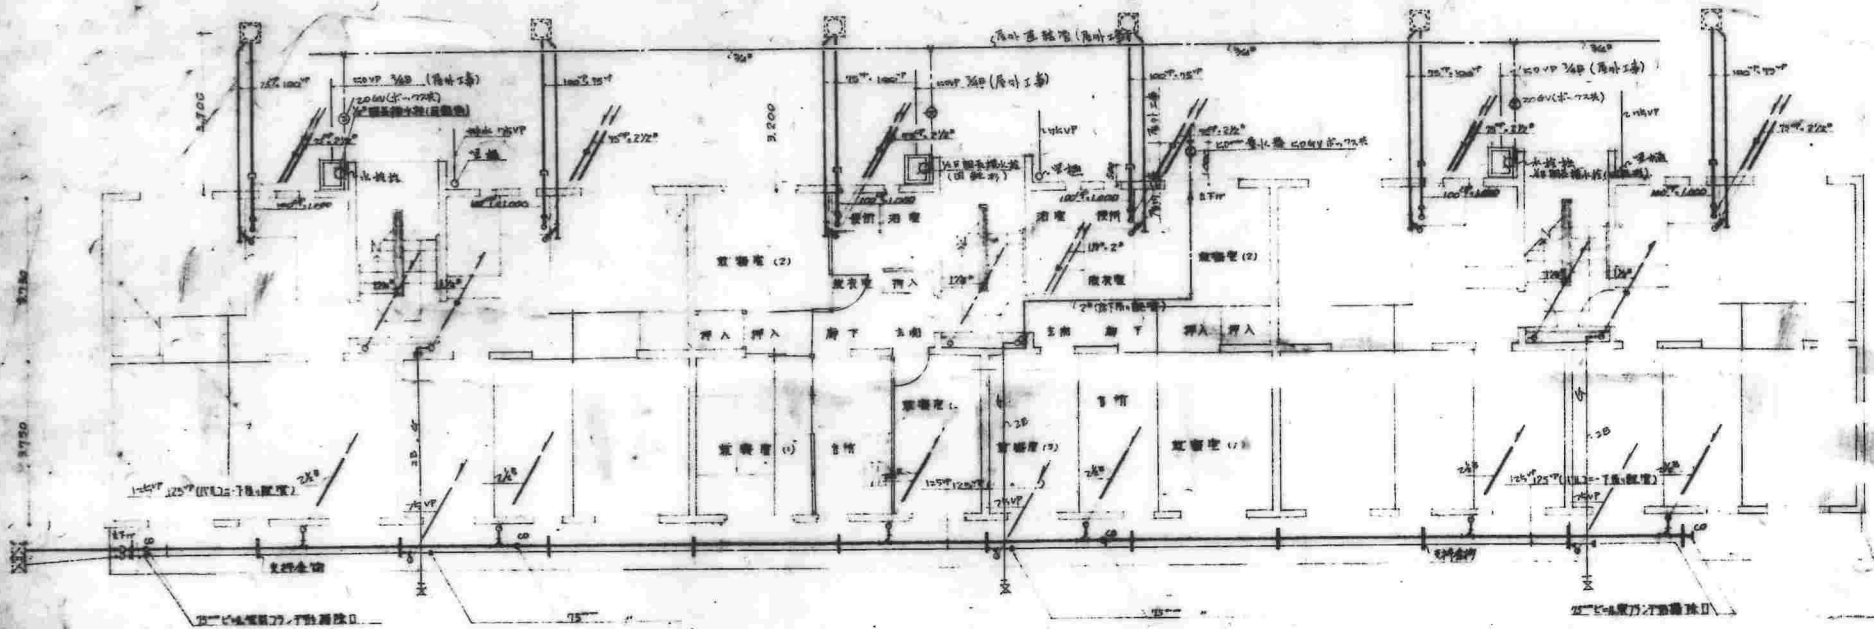


凡例

記号	名称
—	給水管
—G—	ガス管
—C—	排水管
—	汚水管
---	通気管
●	床排水口
—	床下排水口
□	給水栓
○	ガス栓


1階配管平面図 S=1/100

各階配管は... (Technical notes regarding pipe specifications and installation details for the floor plan.)

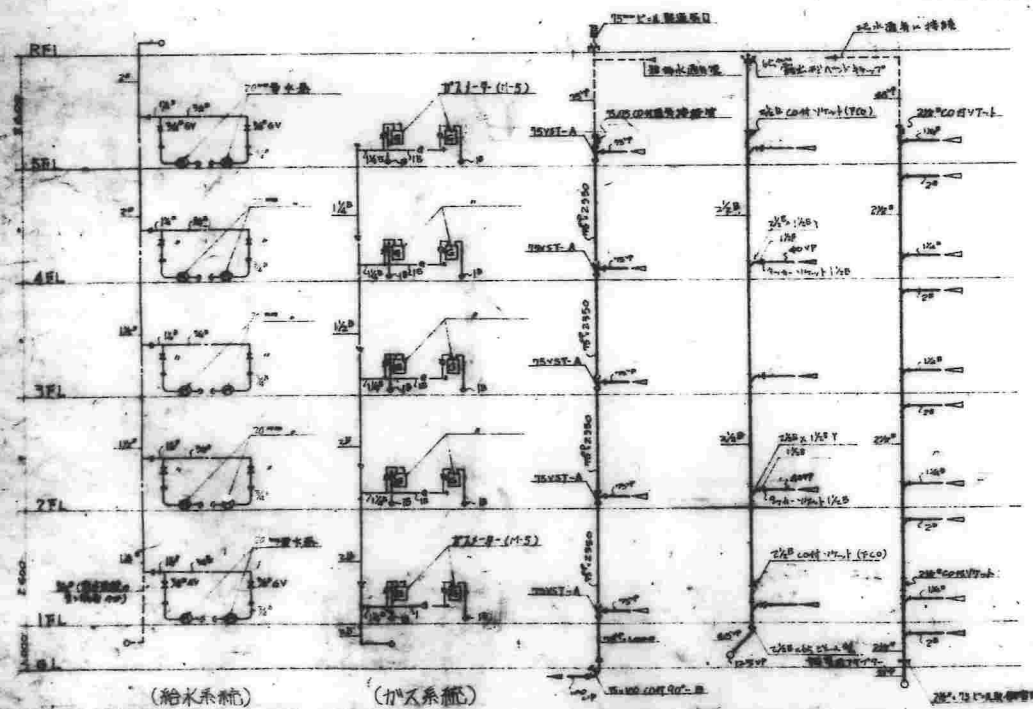

図式名称	給水系統
図式番号	49-SP-1030
図式規模	1/100


(給水系統) (ガス系統) (汚水系統) (排水系統) (通気系統)

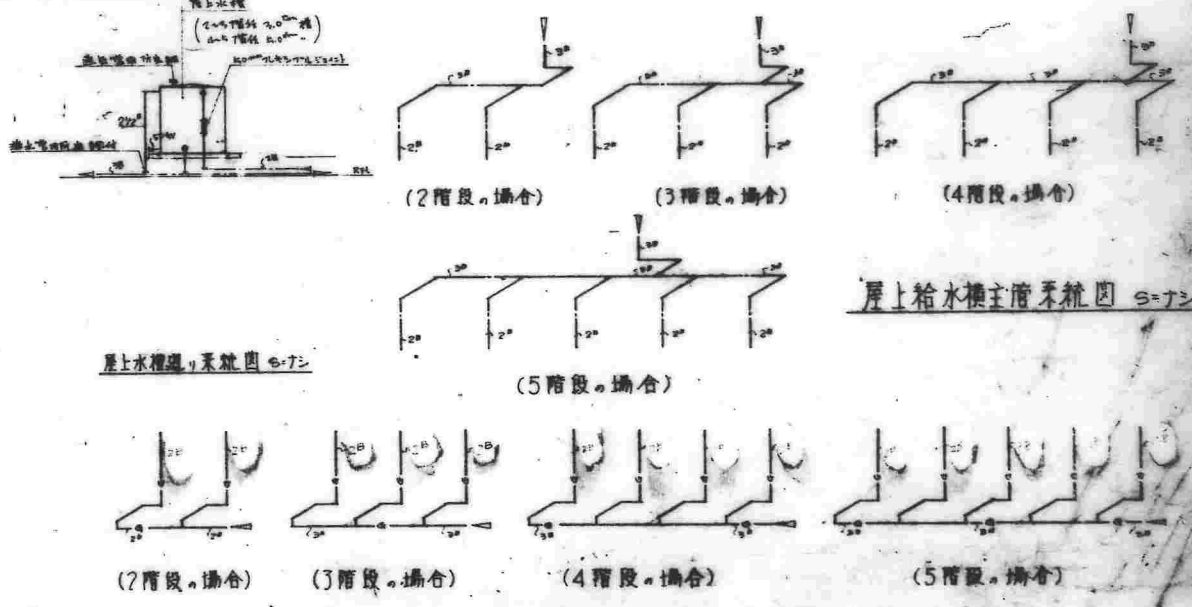


屋上水塔式天竺図 S=7.5

屋上給水横主層系統図 S=7.5


ガス横主層系統図 S=7.5 (ガス)

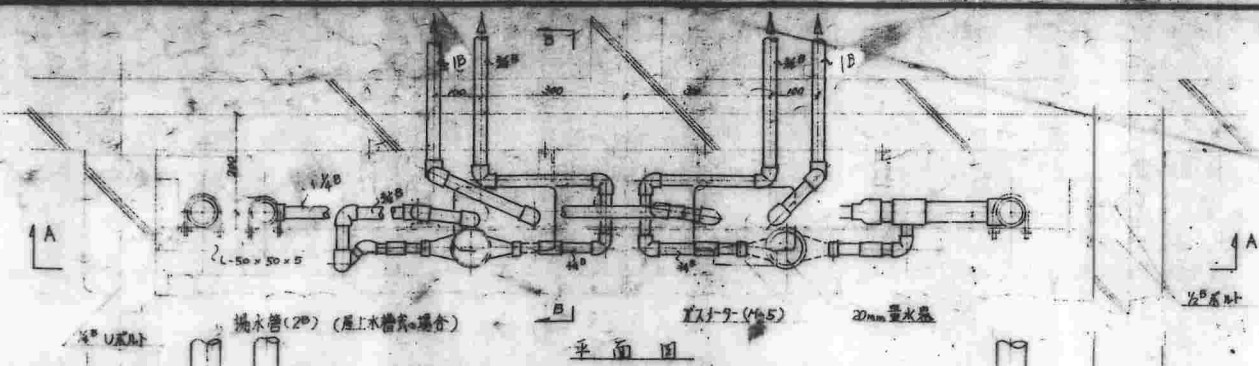

平面図

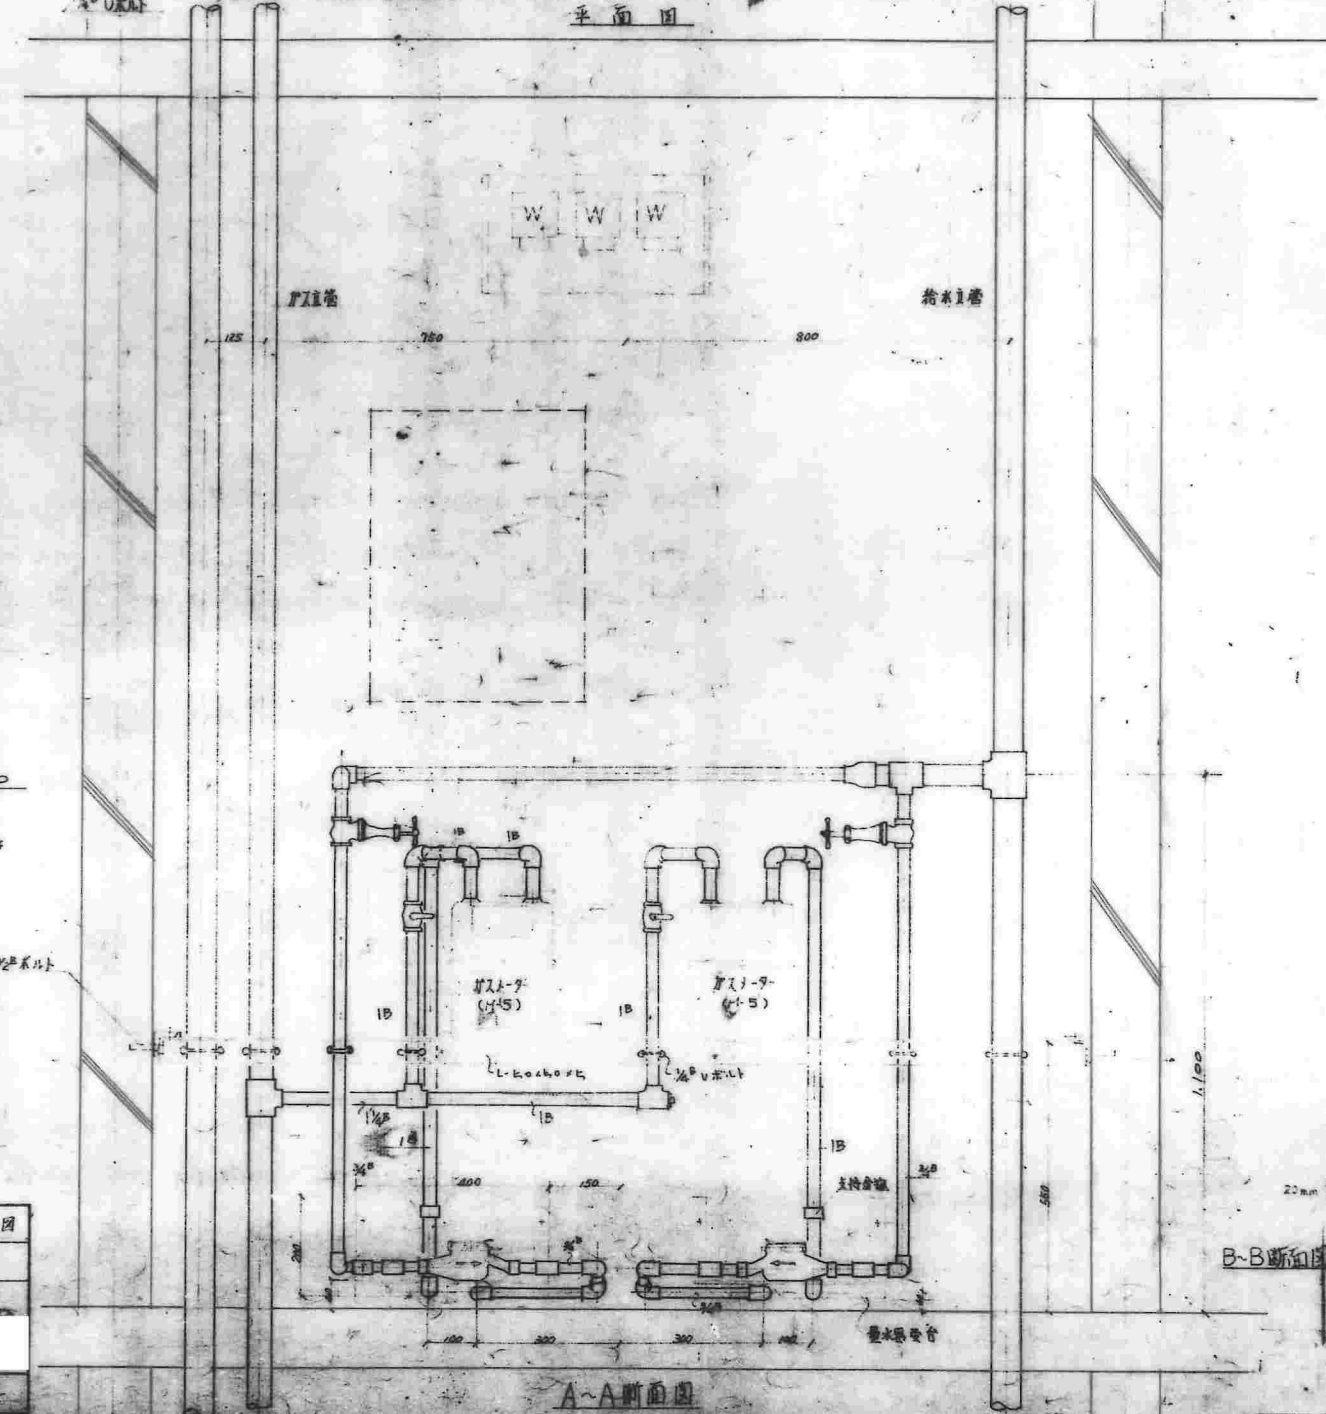

A-A断面図

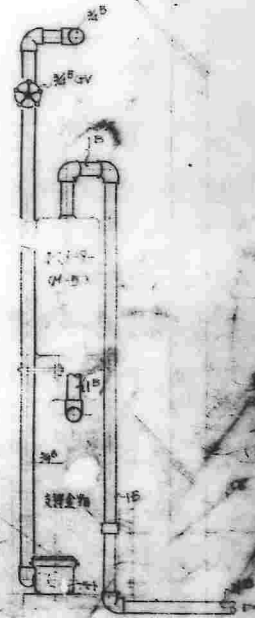


B-B断面図

ノータシャフト通し配管詳細図 5-1/10


X 2ヶ所用 L-kokoboku L-7003023 浴洗面台用
給排水工事仕立

49-SP-1033


名称	49-SP-1033	設計図
図面名称	ノータシャフト通し配管詳細図	5-1/10
図面番号	9	49-SP-1033-9
設計	愛知県建築部住宅建設課	

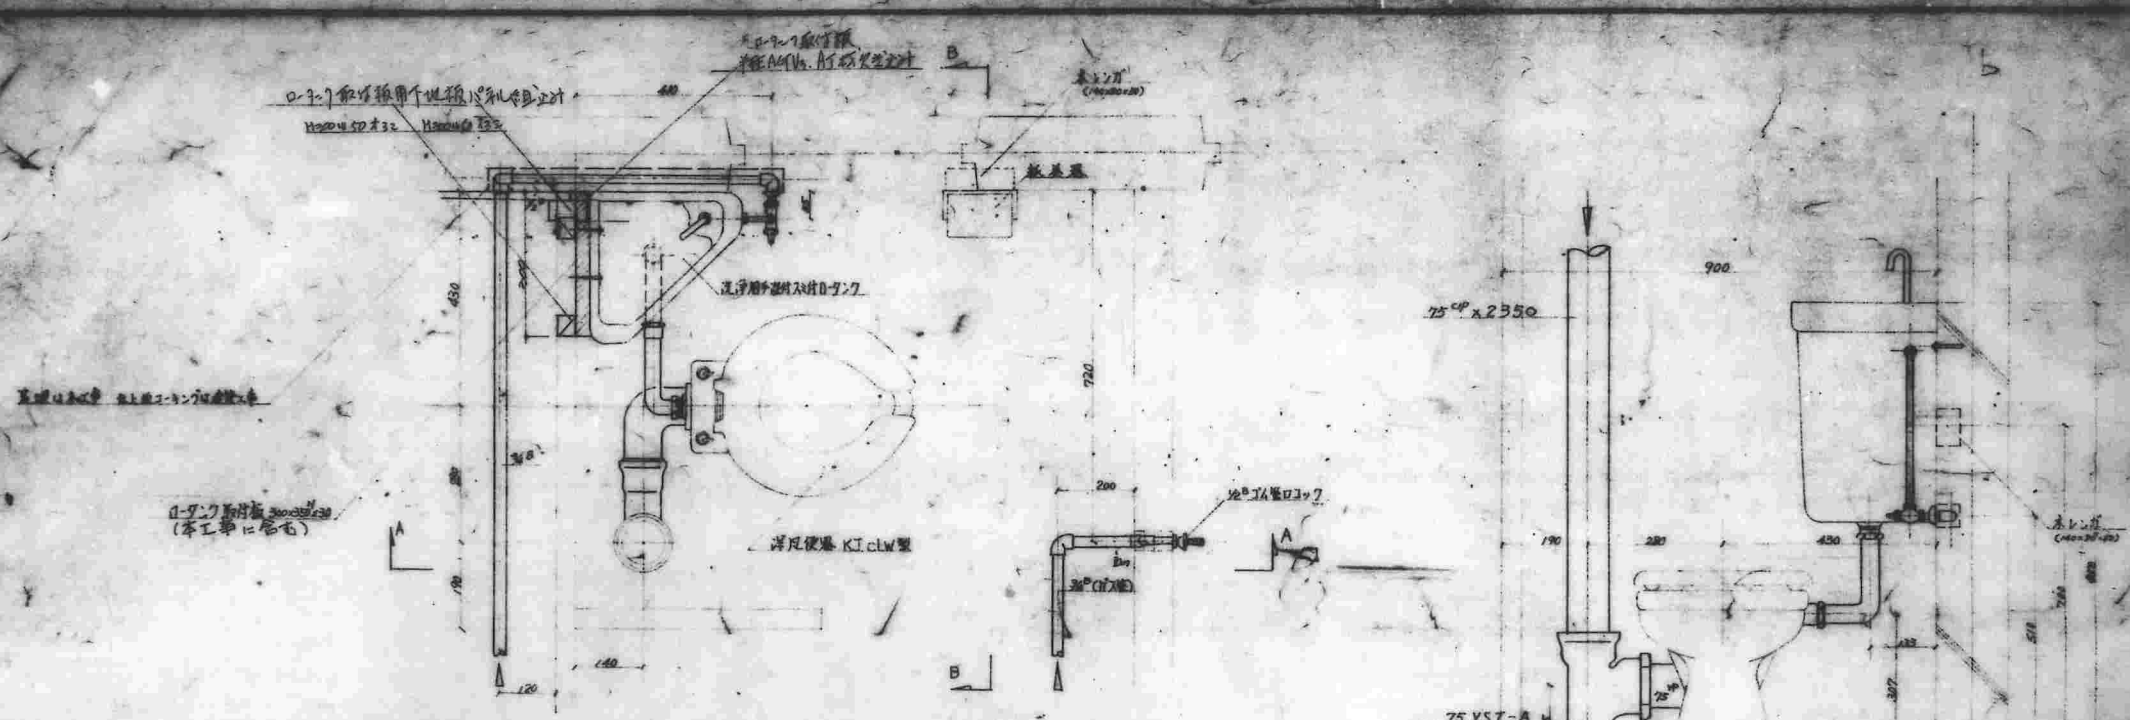

平面图

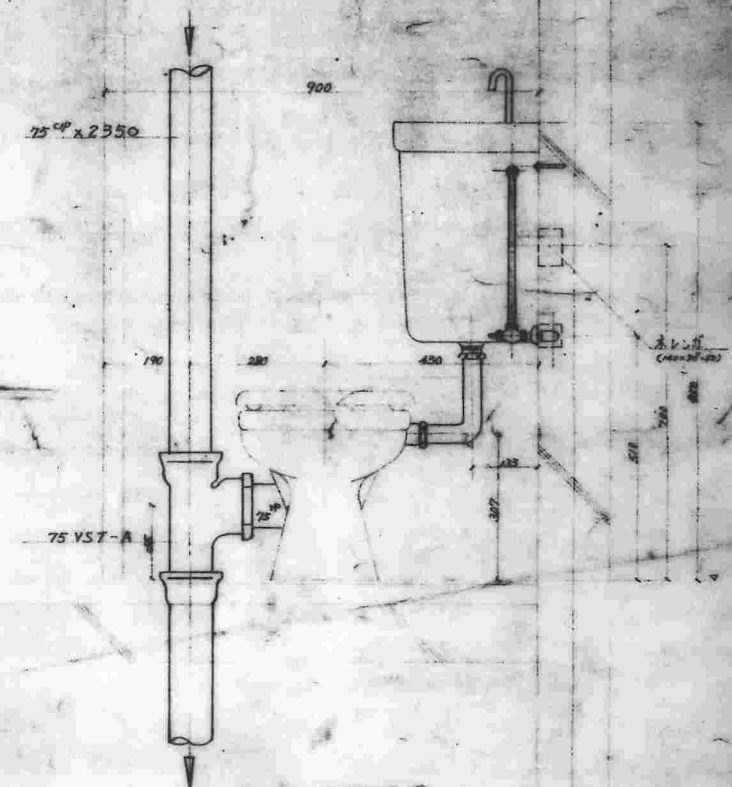

B-B断面图

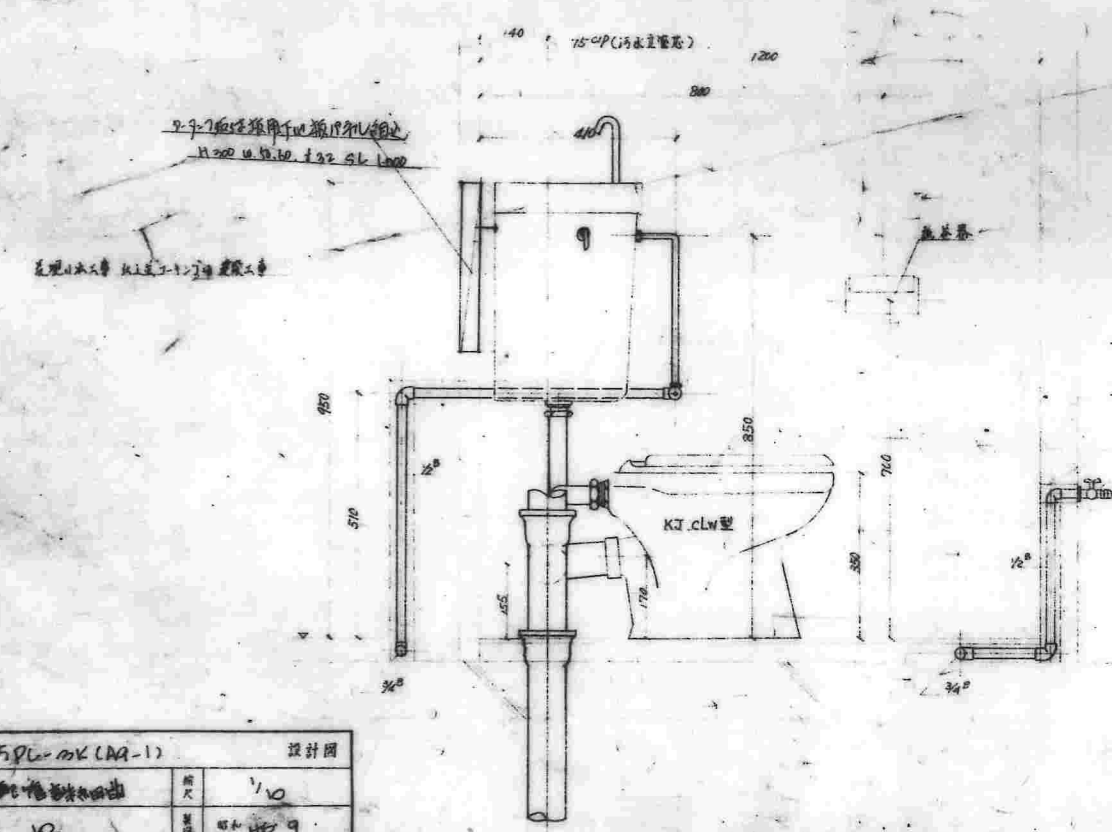


A-A断面图

便所廻り配管詳細図 9-1/10

名称	W.NO.5PL-MK (DA-1)	設計	
図面名称	洋凡便器配管詳細図	縮尺	1/10
図面番号	10	製図	44409
設計	[Redacted]		
計	愛知県建築部住宅設計課		


49-SP-1034

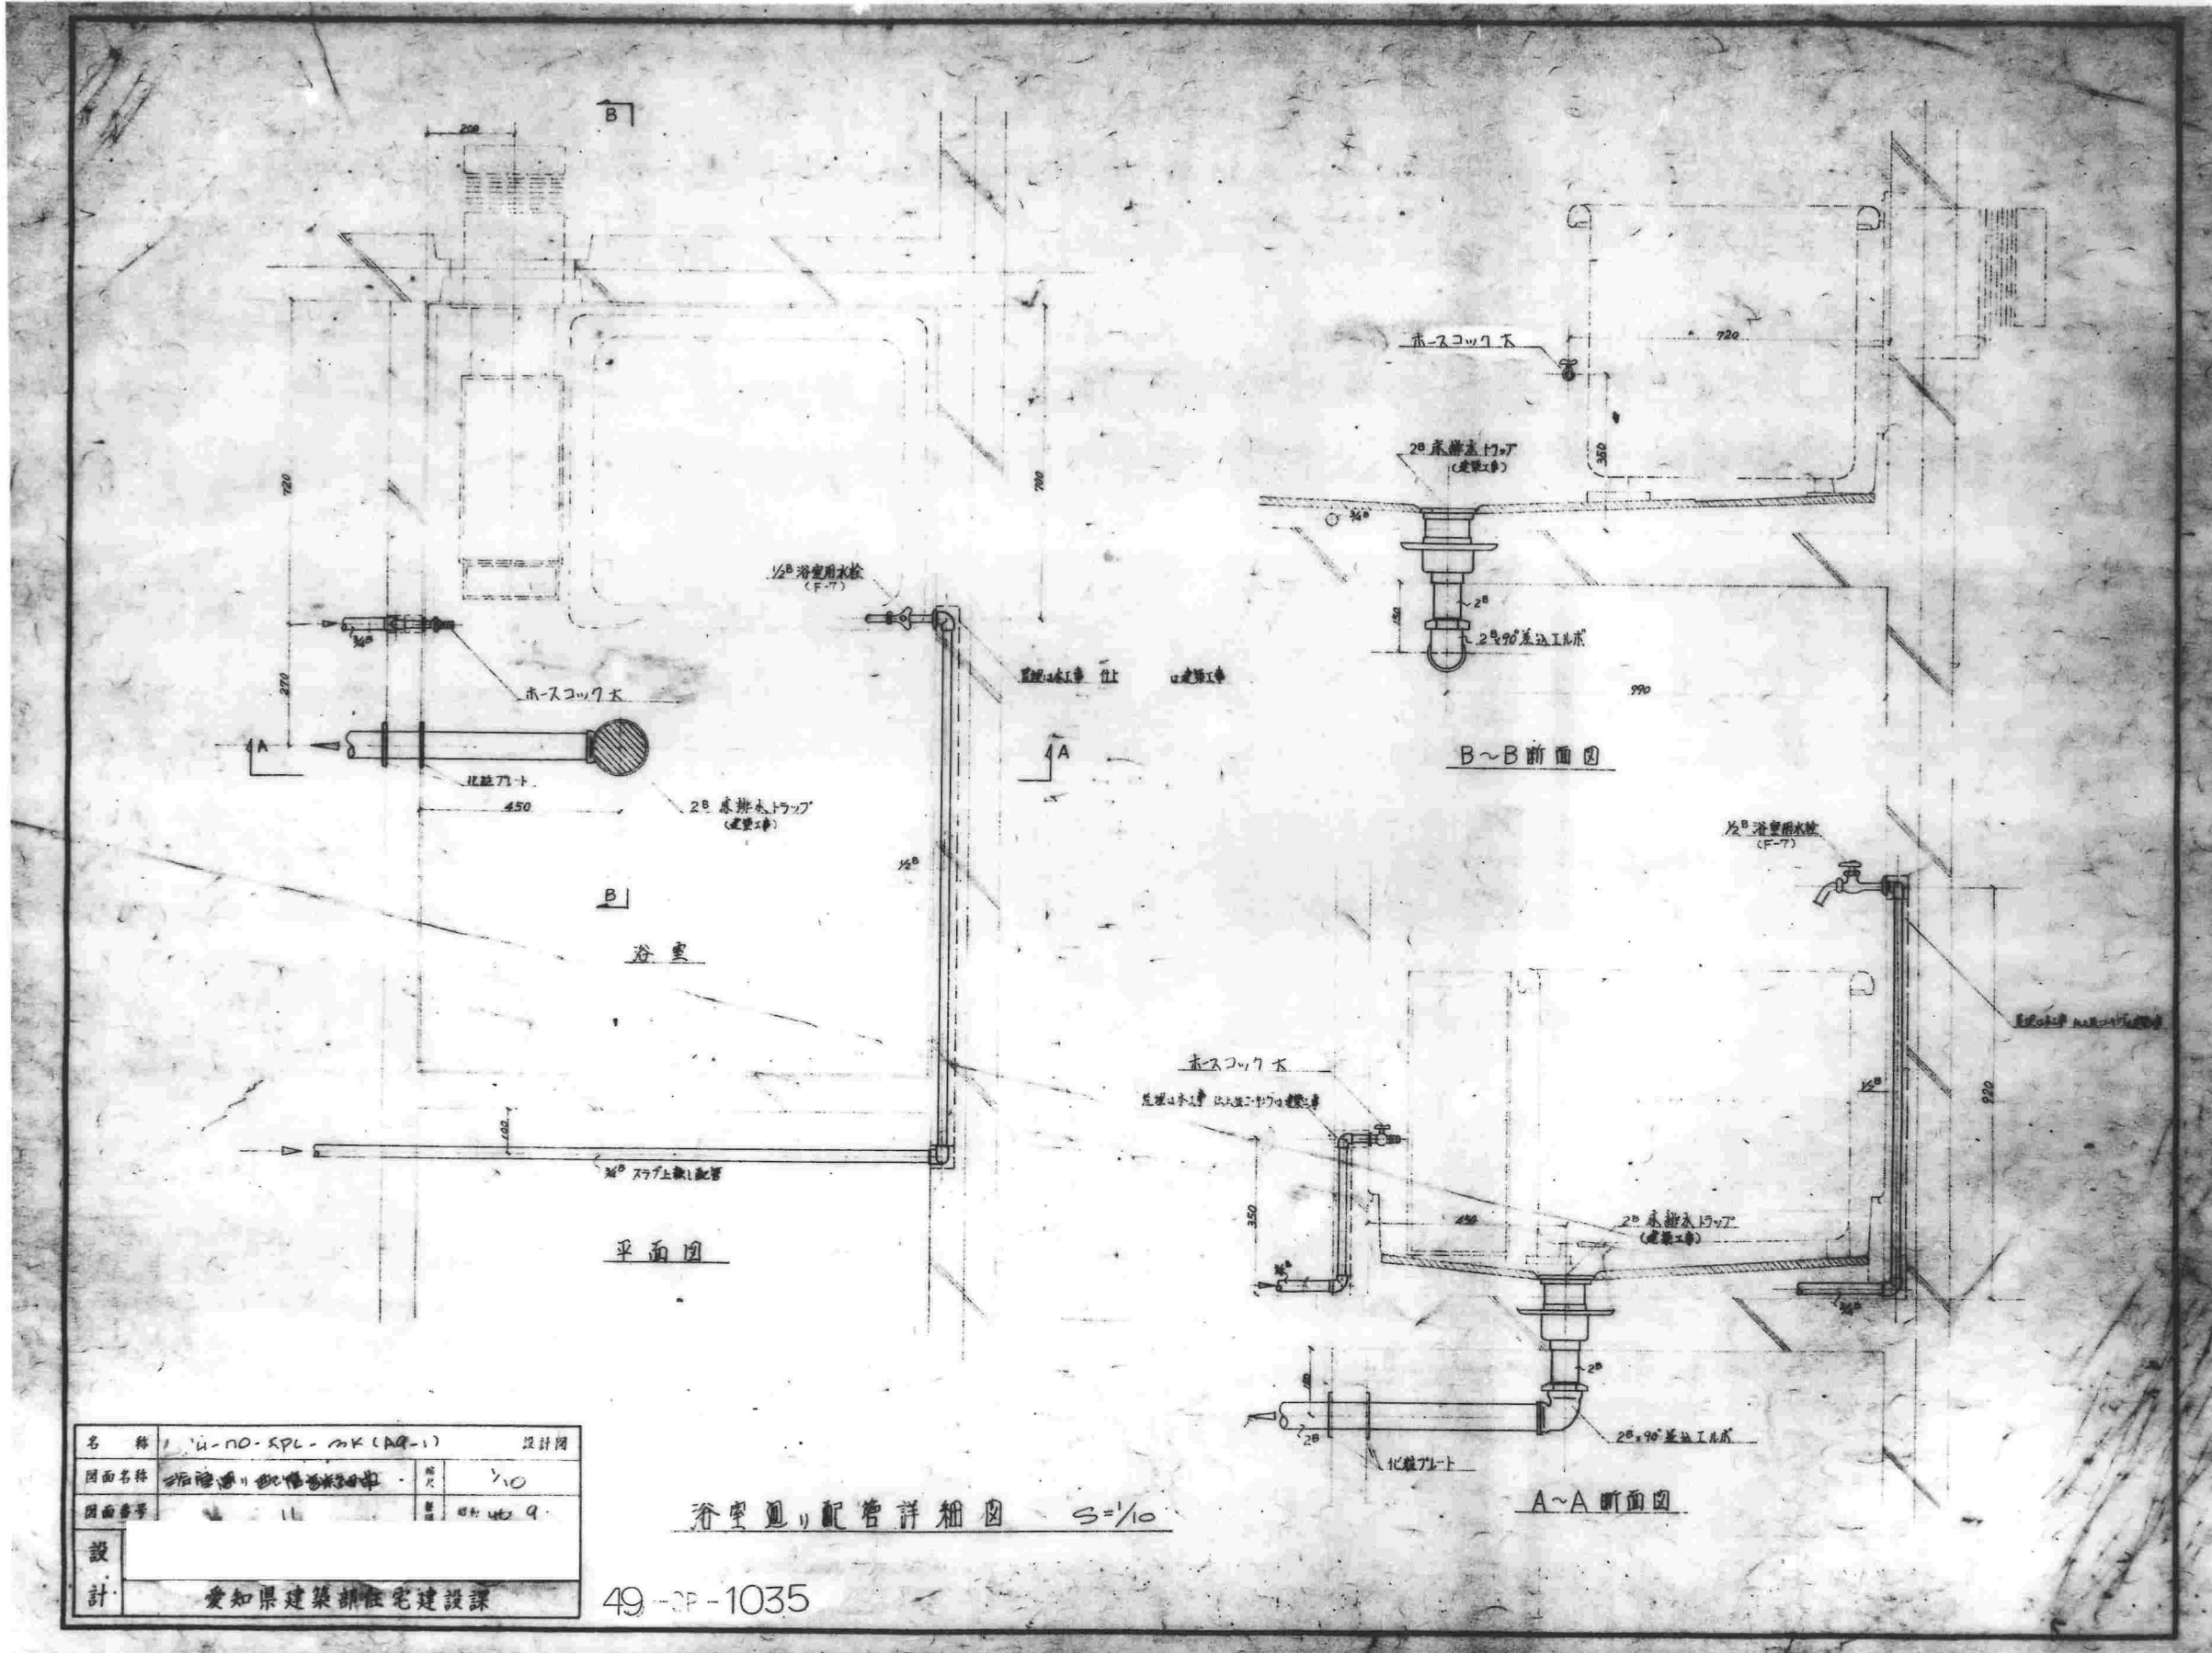


名称	U-NO-KPL-MK (A9-1)	設計図
図面名称	浴室配管詳細図	縮尺 1/10
図面番号	11	設計者 田中 啓
設計	愛知県建築訓練住宅建設課	

浴室配管詳細図 S=1/10


49-CP-1035

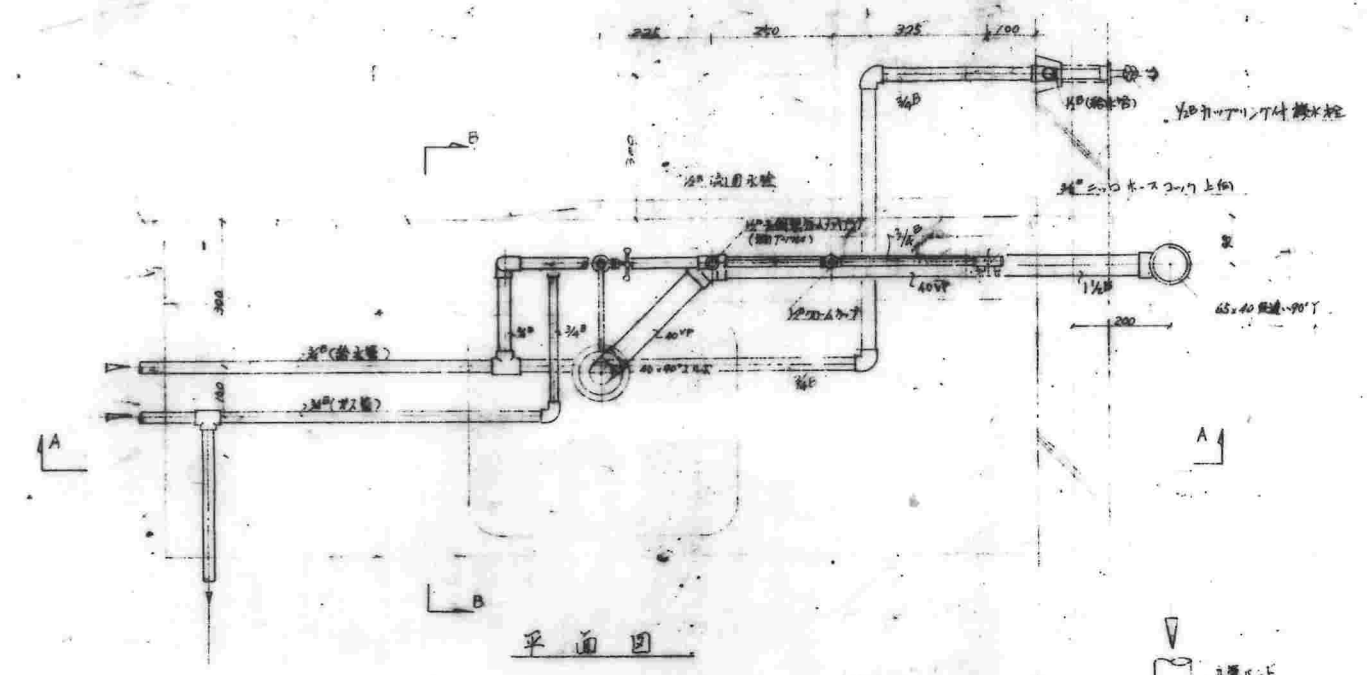

平面图

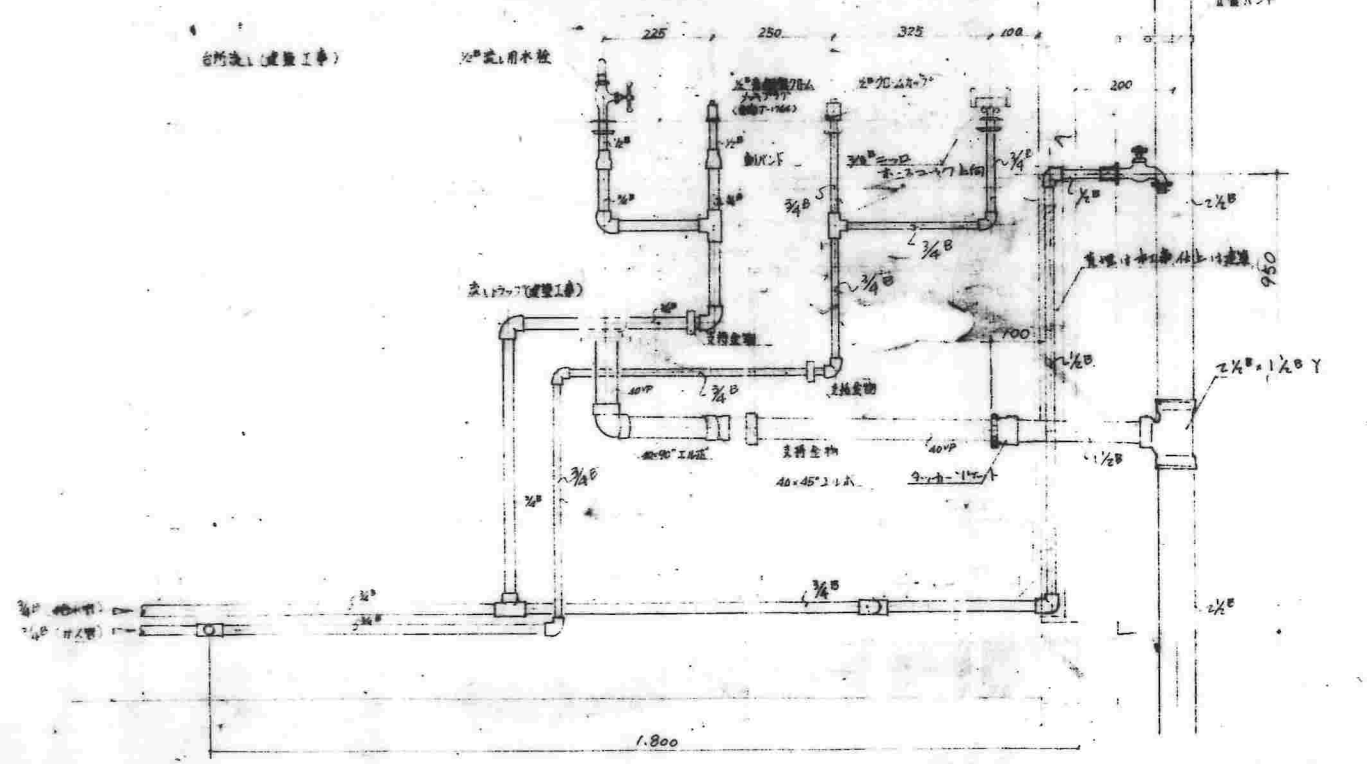


A-A 断面图

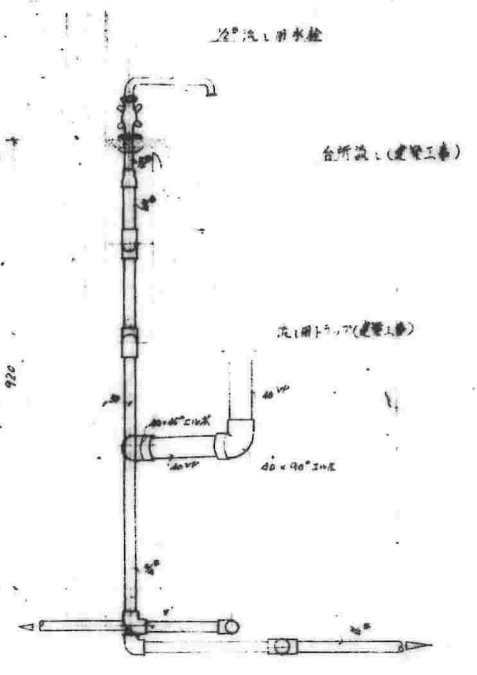

B-B 断面图


流通配管詳細図 S=1/10

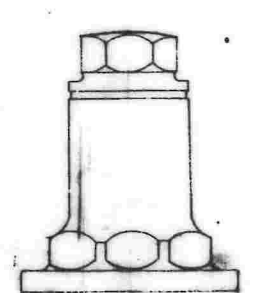


此圖了了了圖 S=1/10

名 稱	10-10-50C-20X (DA-1)	設計圖
圖面名稱	衛生設備配管圖	1/10
圖面番號		49-SF-1036
設 計	愛知建築師事務所建築課	


49-SF-1036

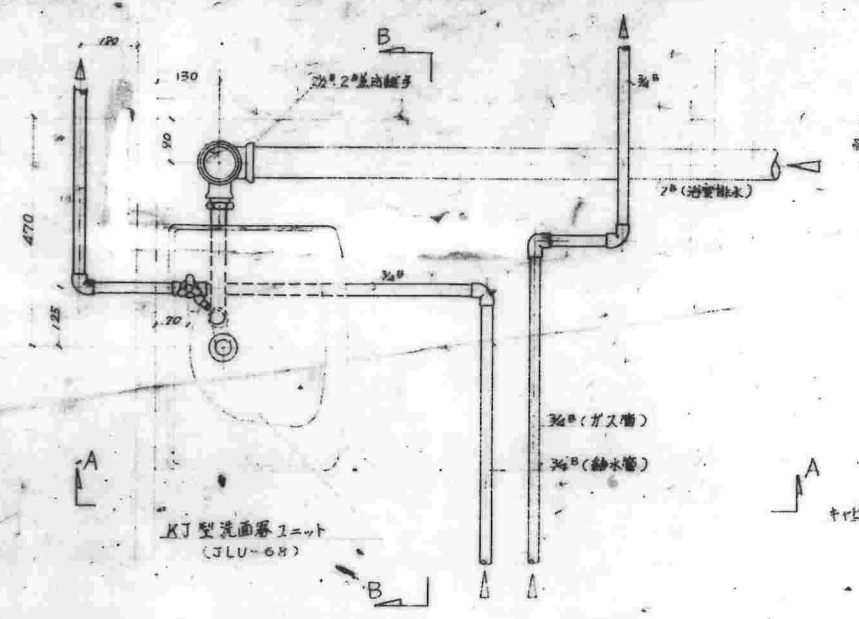

平面図

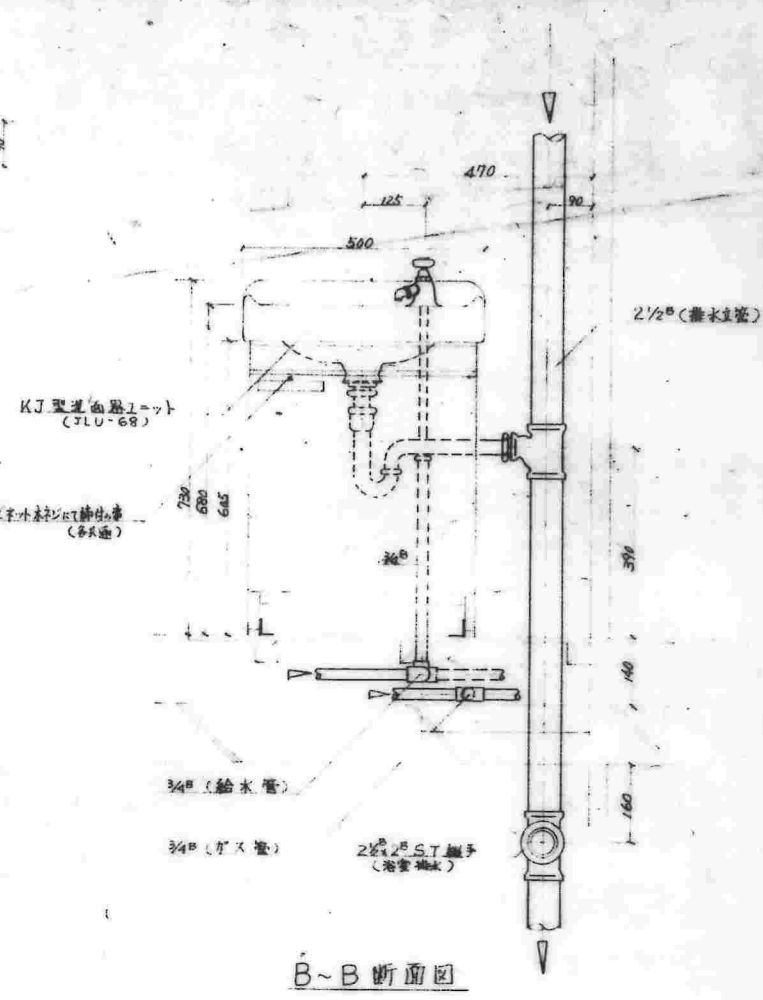

B~B断面図

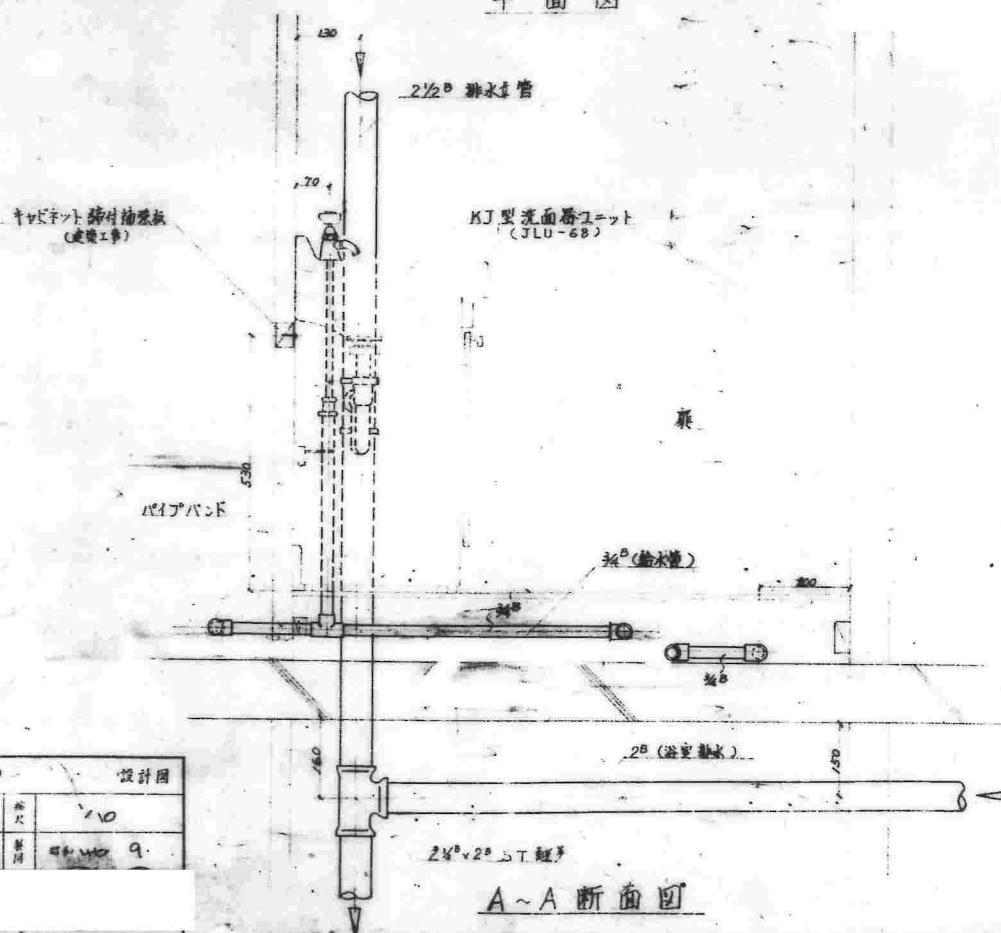

A~A断面図

脱衣室廻り配管詳細図 S=1/10

名称	49-110-SP-04(A9-1)		設計図
図面名称	脱衣室廻り配管詳細図	縮尺	1/10
図面番号		発行	49-110-9
設計	愛知県建築部住宅建設課		

49-SP-1037