



49-8015

水工室下部分面積	有知水量		
17.50	17.50 × 2.10		
水槽 有知水深	36.75		
2.10			

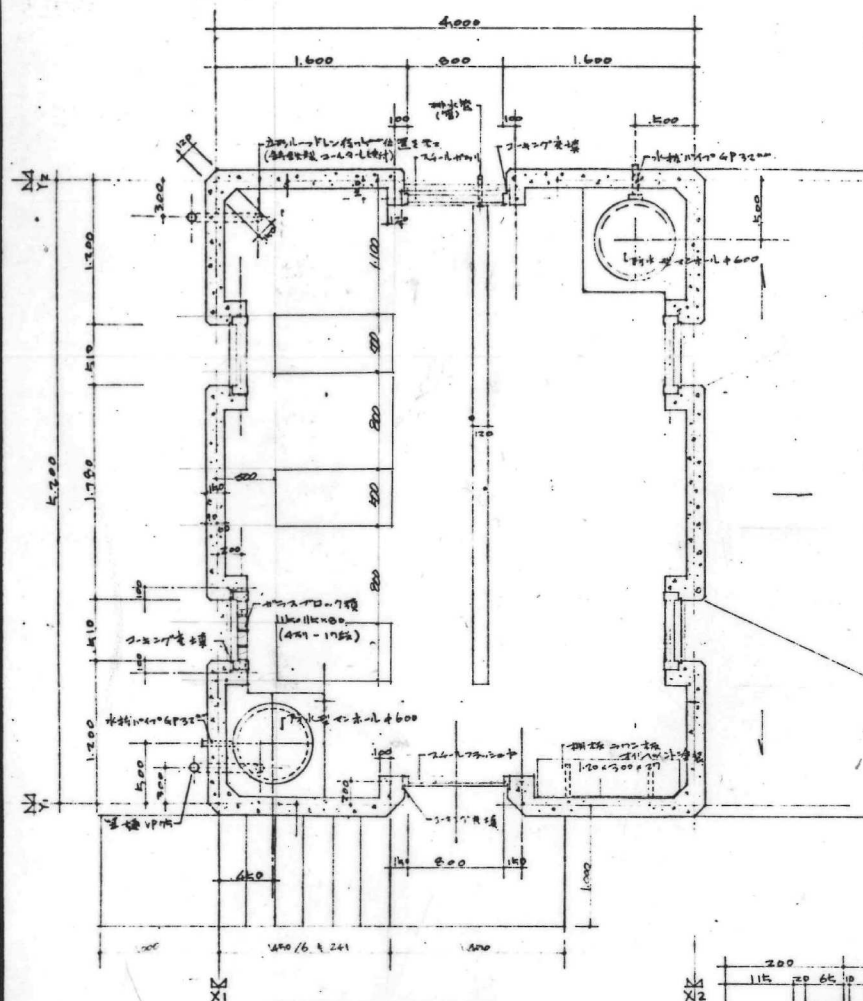


平面詳細図 1:30

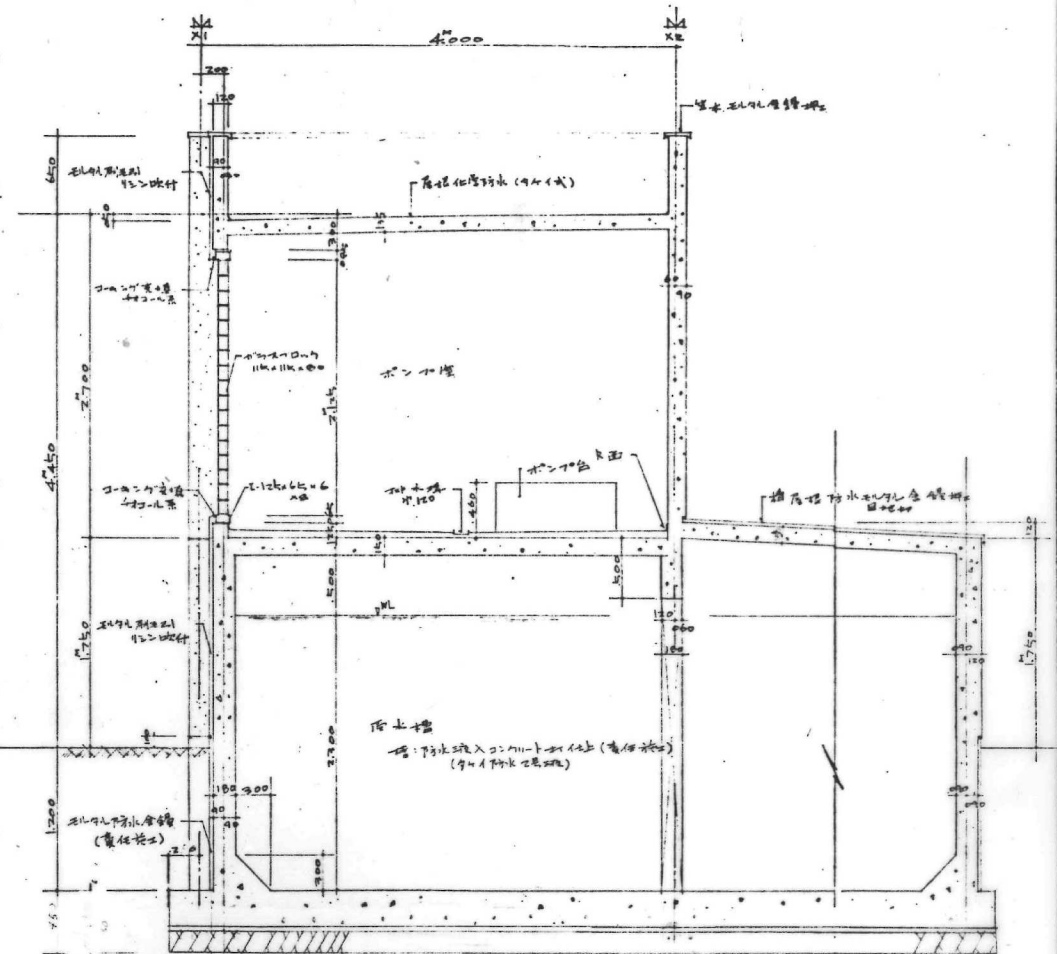

断面図 1:30




図名	ポンプ室・雨水槽(建築)工事	図比例	1:30
図号	平面詳細 断面図	図比例	1:30
図数	2	図数	2
図名	ポンプ室・雨水槽(建築)工事	図比例	1:30
図号	平面詳細 断面図	図比例	1:30
図数	2	図数	2

49-8016

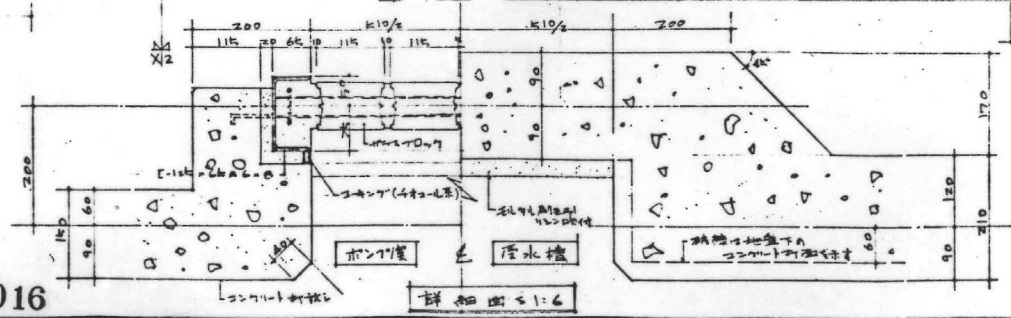

断面図 1:6



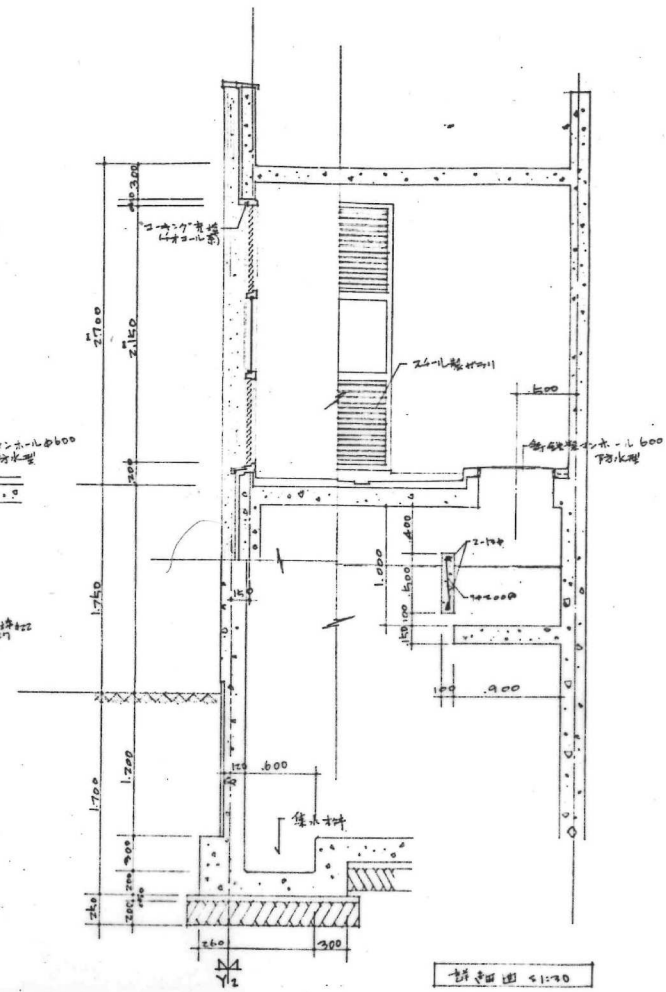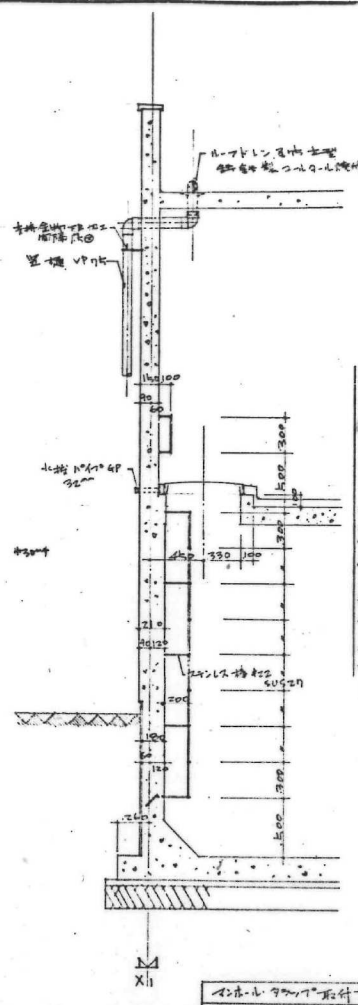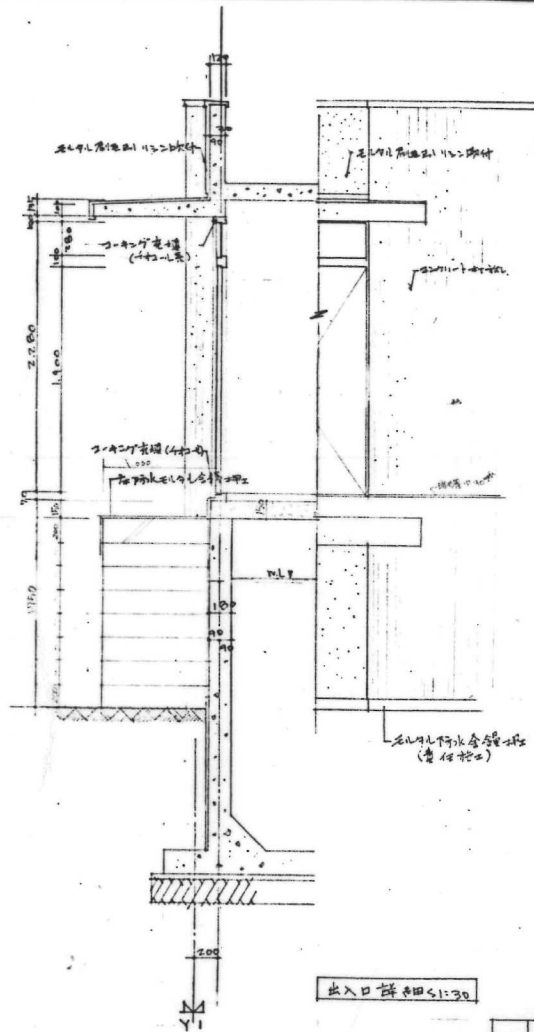

出入口詳細図 1:30

コンクリート壁詳細図 1:30



断面図 1:30

49-8017

名称	水門・排水・雨水槽建築工事			設計図
図面名称	詳細図、建築表			1/50 1/50
図面番号	3			49.8.9
設計				
計	愛知県建設部住宅建設課			

名称	片側コンクリート壁	名称	片側コンクリート壁	名称	片側コンクリート壁
内法	800×250	外法	800×250	内法	800×250
材質	コンクリート	材質	コンクリート	材質	コンクリート
金物	鉄筋	金物	鉄筋	金物	鉄筋
断面	断面図	断面	断面図	断面	断面図




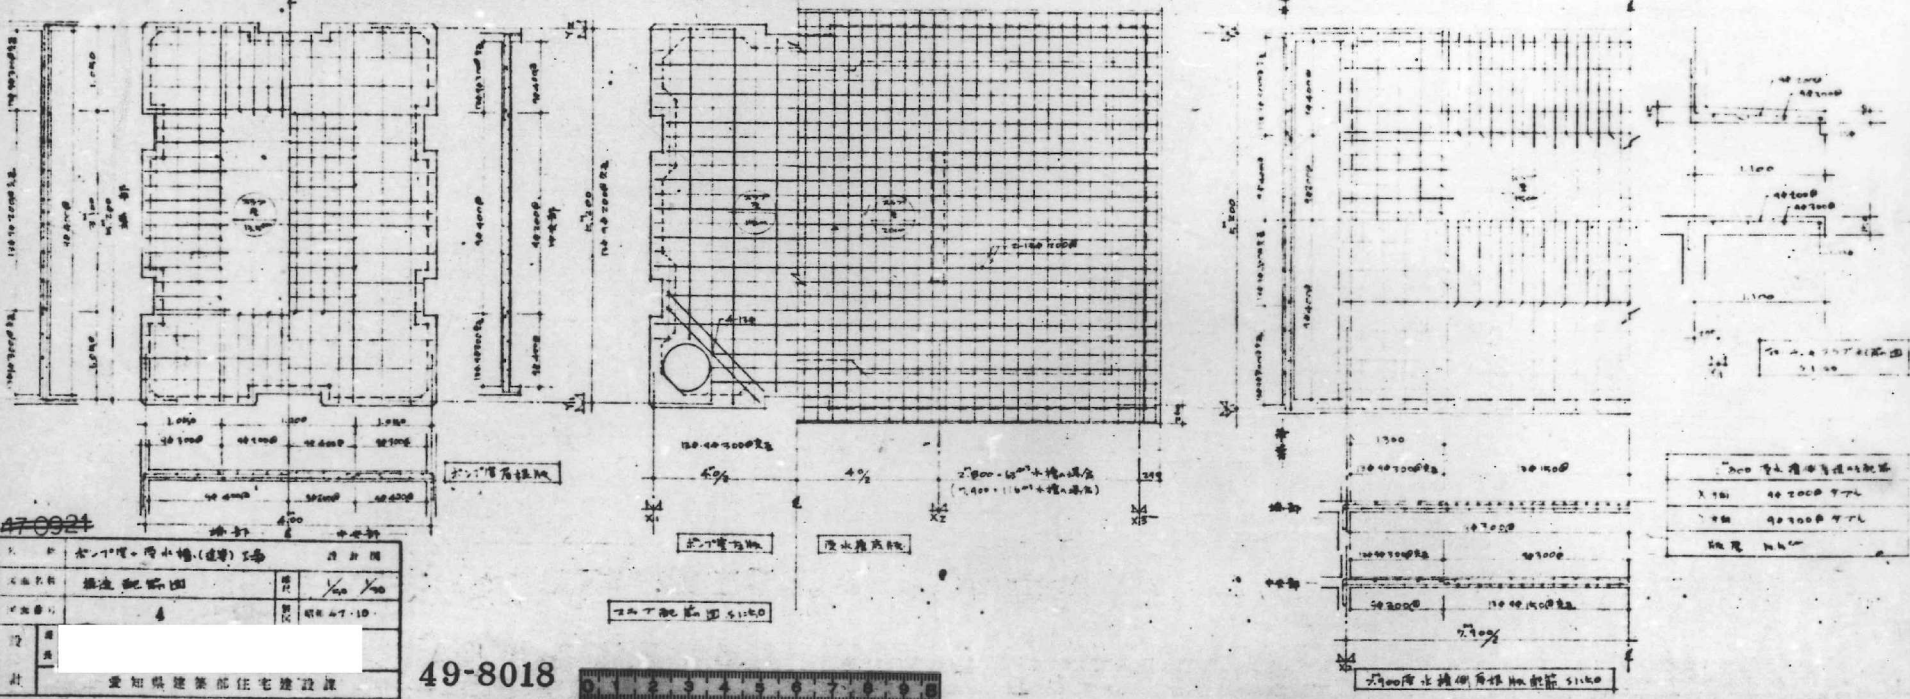
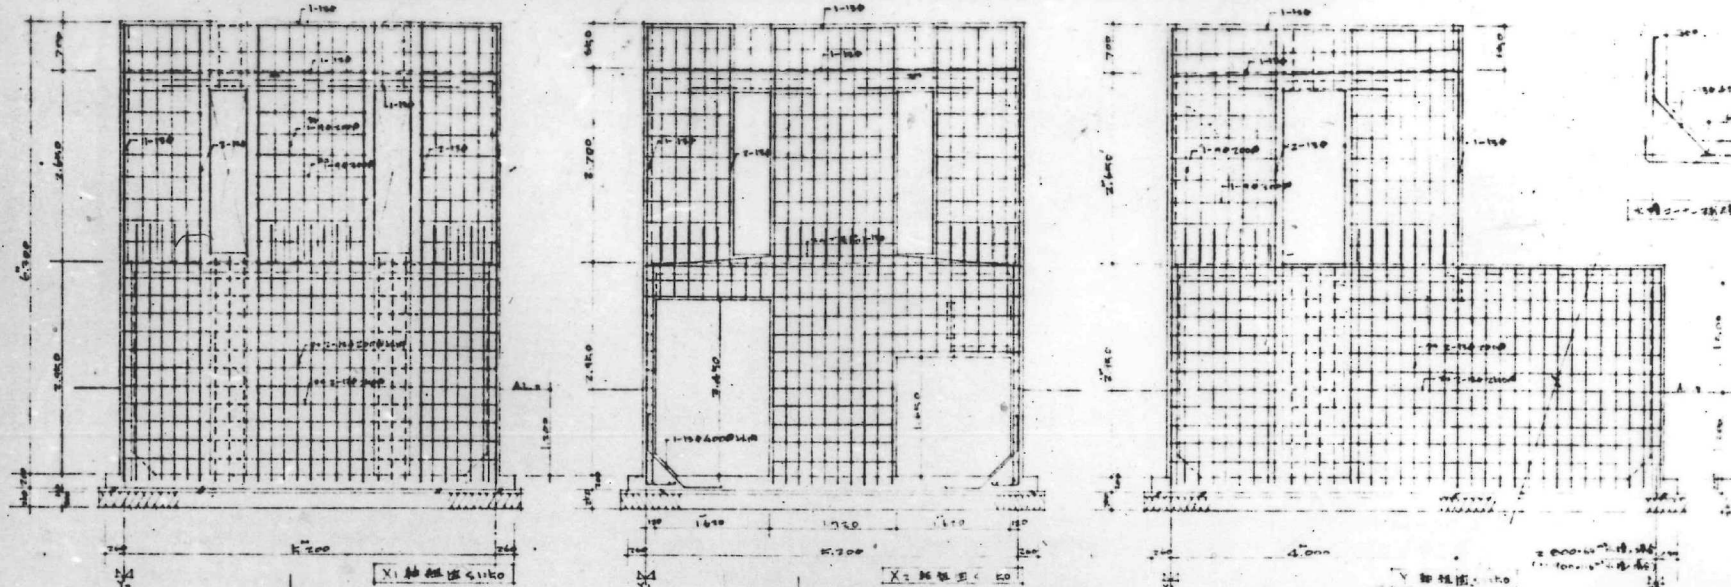


47-0924






1.	住宅(7层)带小楼(连廊) 5层	设计图
2.	结构施工图	比例 1/50 1/100
3.	设计人	审核人
4.	设计日期	审核日期
5.	设计单位	审核单位

49-8018

爱知县建设部住宅建设处

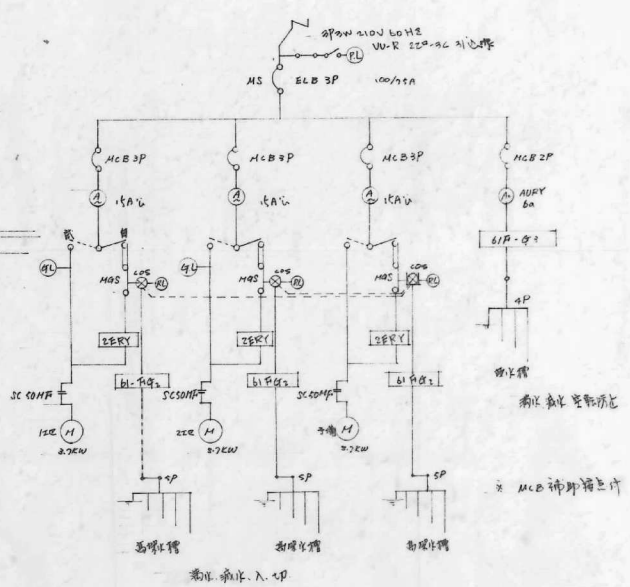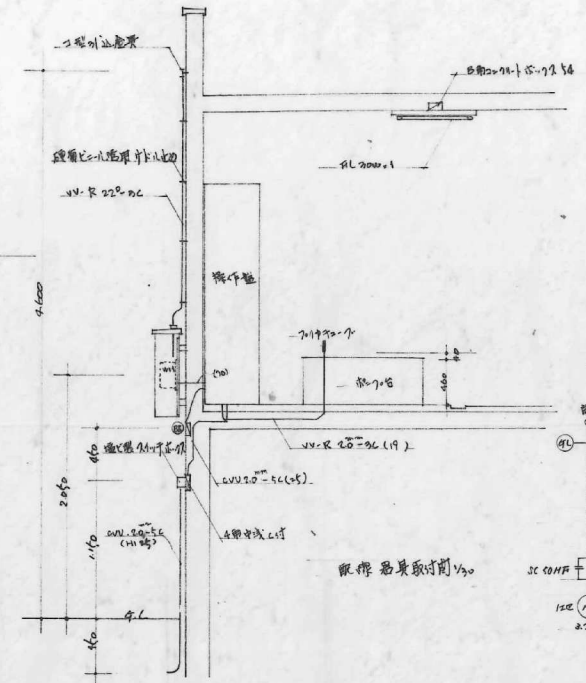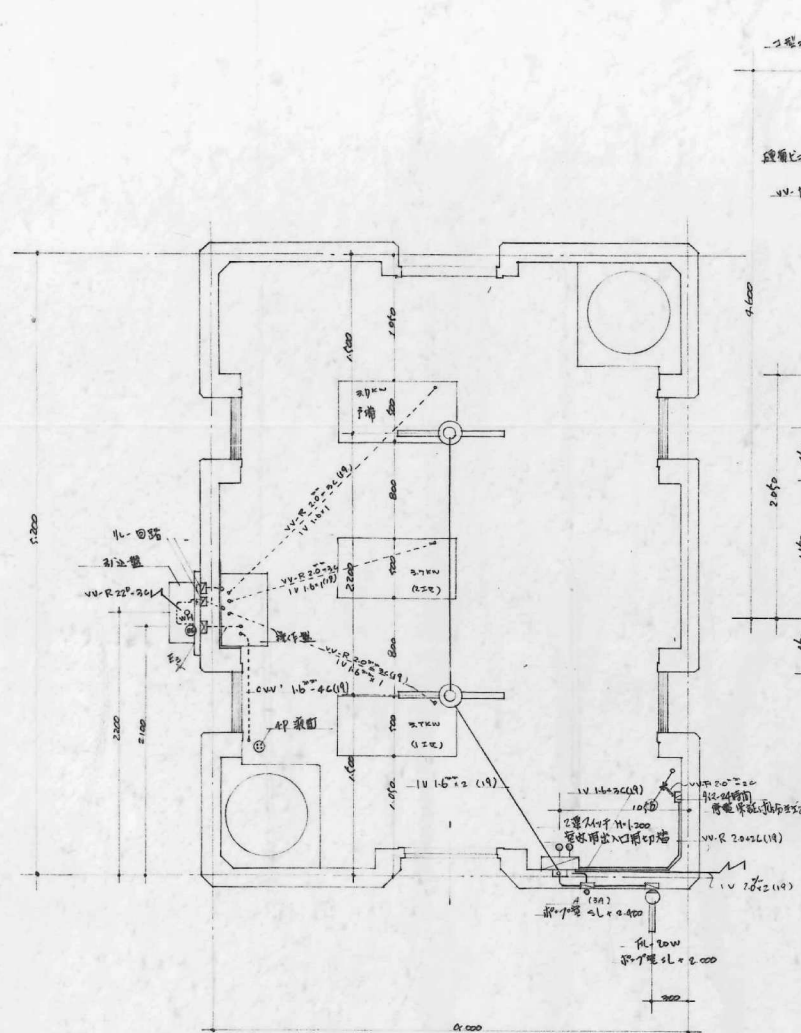

配線器具取付図 V20

  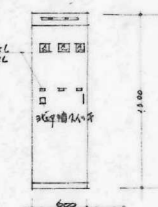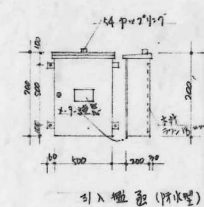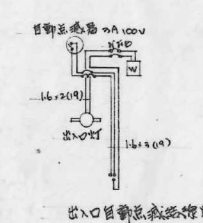


名称	瑞和49号至100号室(預群)	設計図
図面名称	配線器具取付図	図尺 1/20
図面番号		期和 60・12
設計		
課長		
計	愛知県建築部住宅建設課	

49-8022






1857

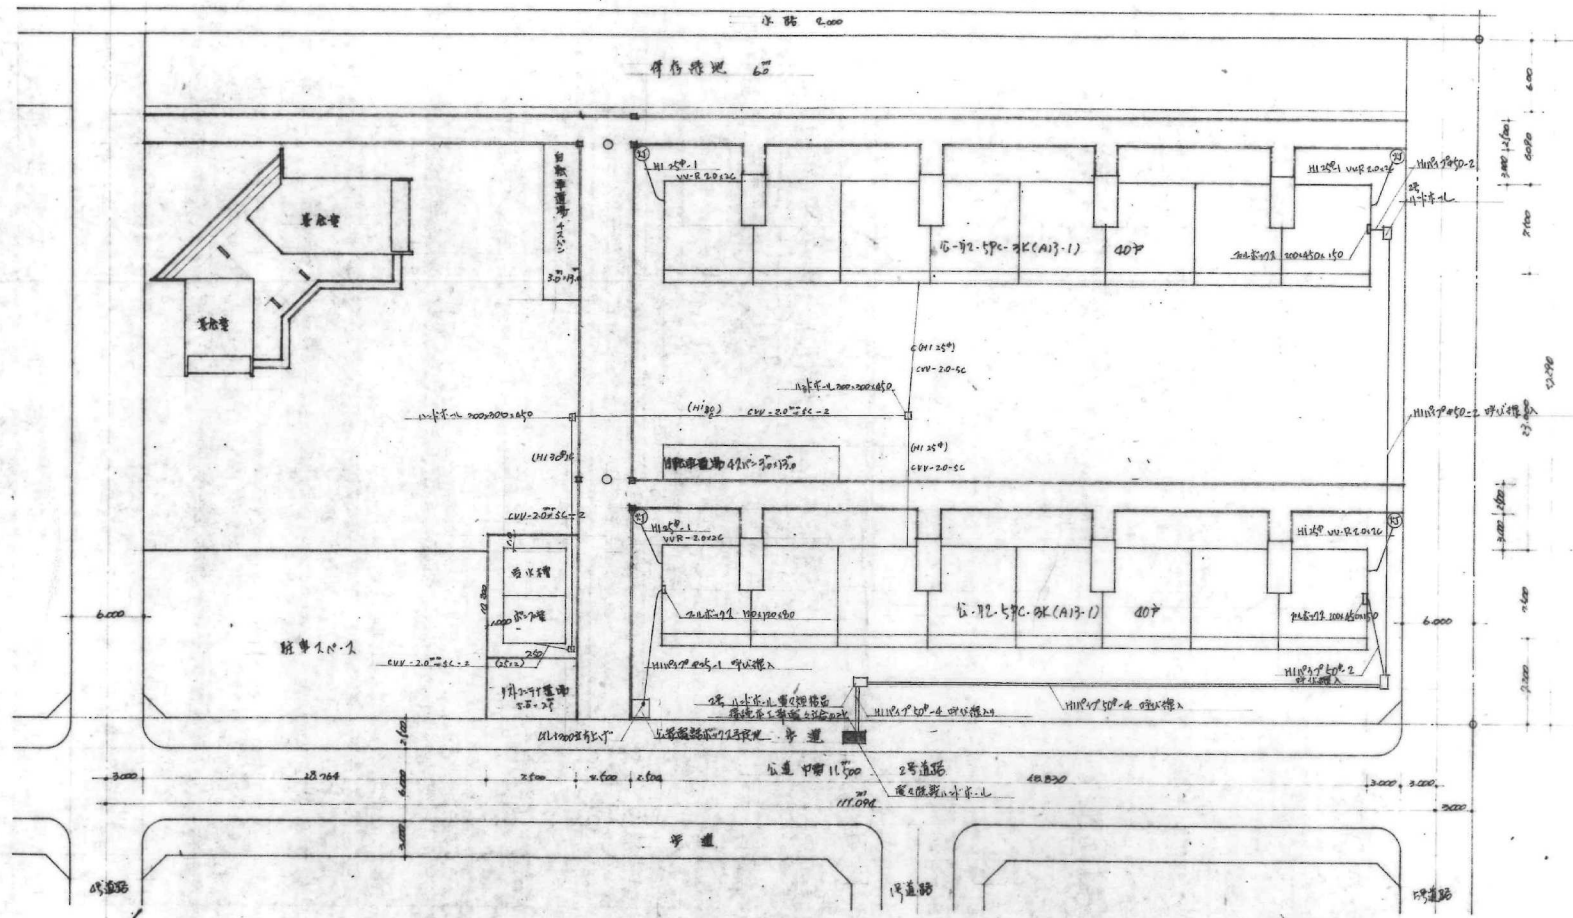



名称	明和里五号住宅 (6层)			设计图
图名	住宅建筑平面图	比例	1/200	
图号		图例	见附页	
设计		审核		
计算		复核		

 49-8023

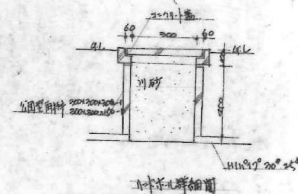

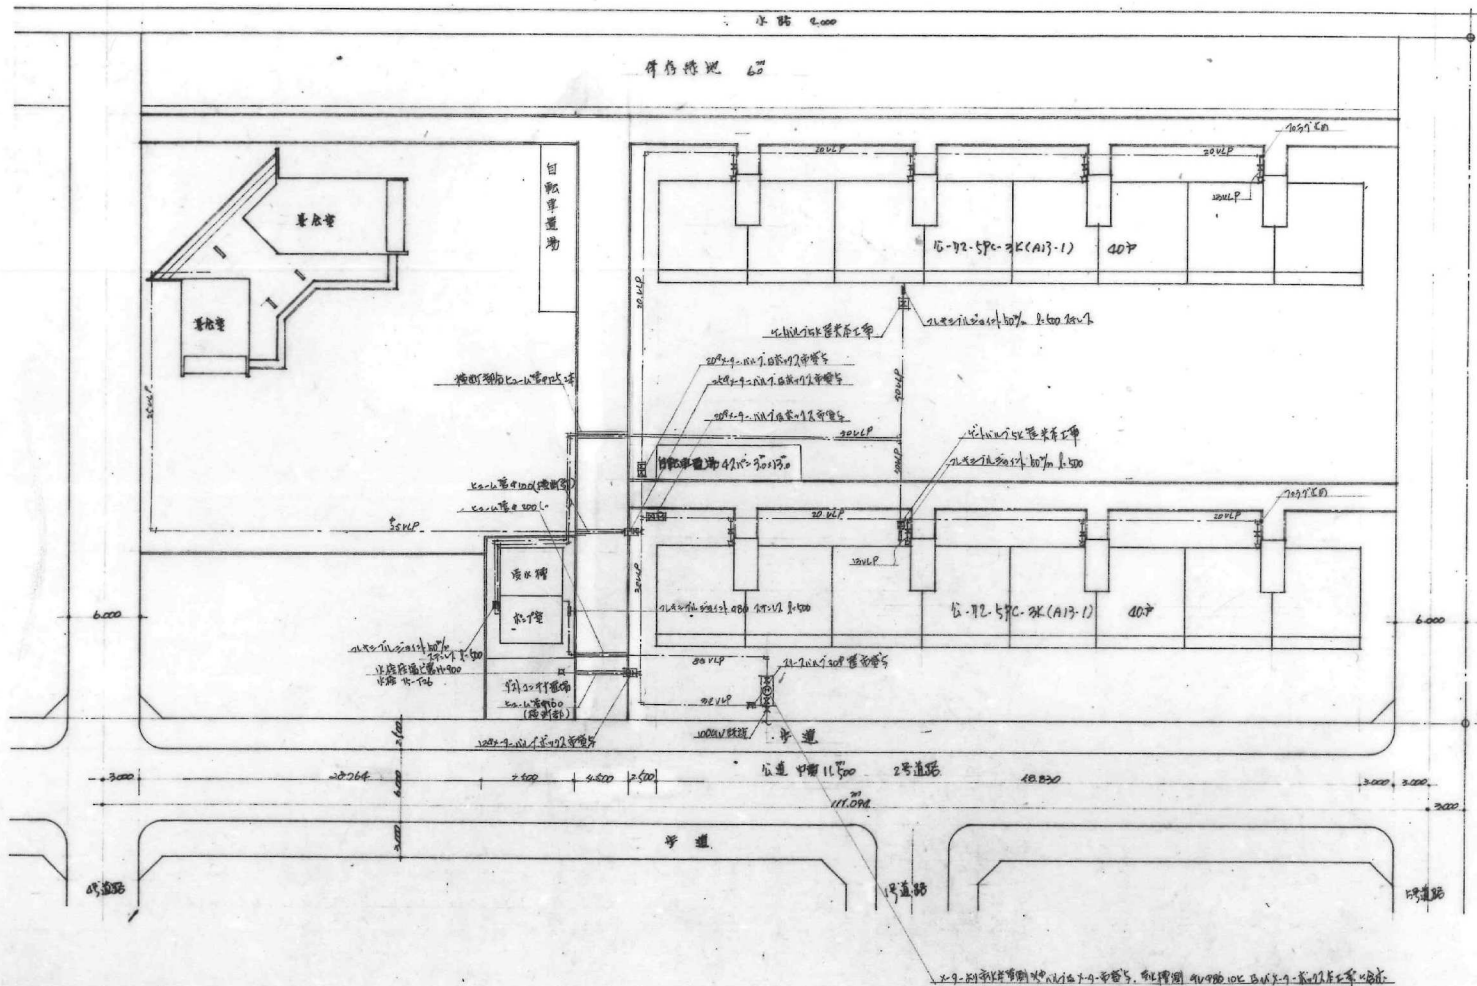

1. 道路 宽 10.00
 2. 12° VLP 12° VLP
 3. 12° VLP 12° VLP
 4. 12° VLP 12° VLP

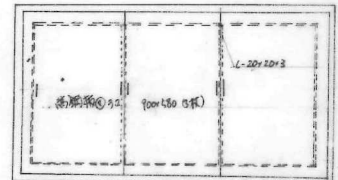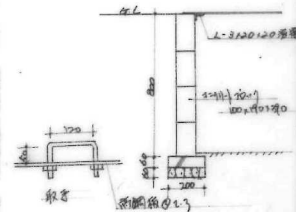

图名	明角路王加路住宅(原样)	设计图
图面名称	屋外给水设施	比例 1/200
图面番号		图例 10-10
设计		
校核		
设计	愛知県建築部住宅建設課	

49-8029 1 2 3 4 5 6 7 8 9 10

