






- 157
- 排水管 (400 x 400)
 - 雨水管 (400 x 400)
 - 給水管 VLP 排水管 40, 排水管 20.
 - 排水管 VP 100
 - 既設排水管
 - 既設配管

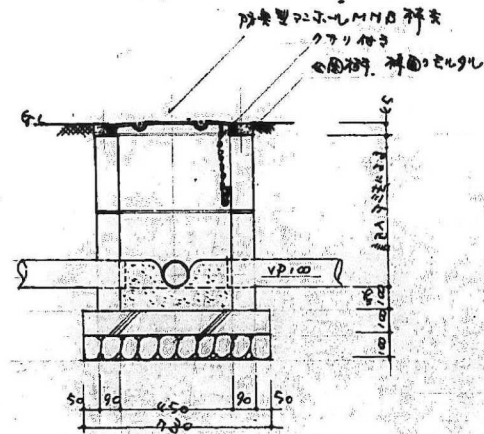

排水管詳細図



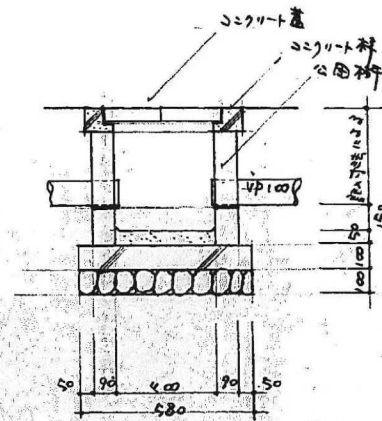


雨水管詳細図

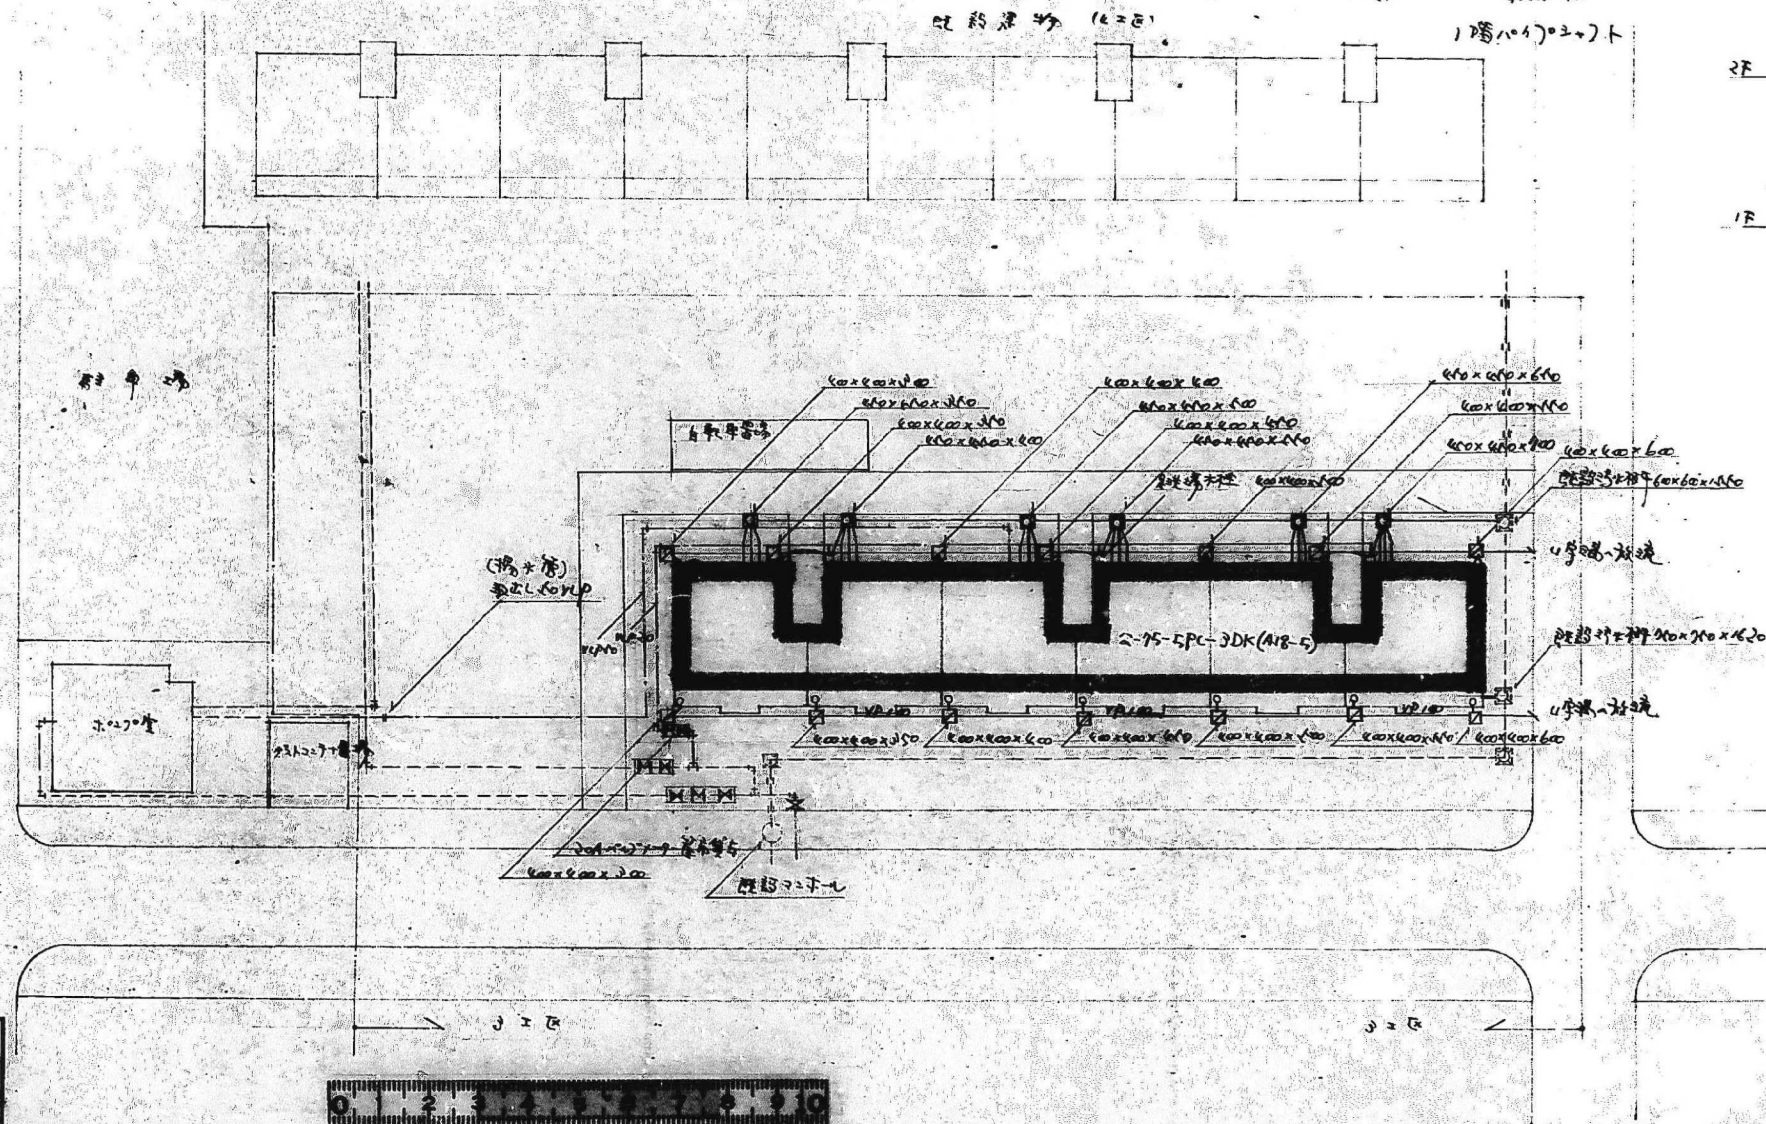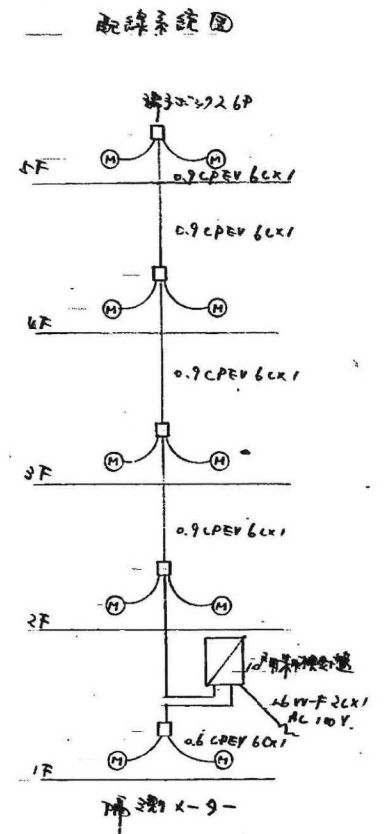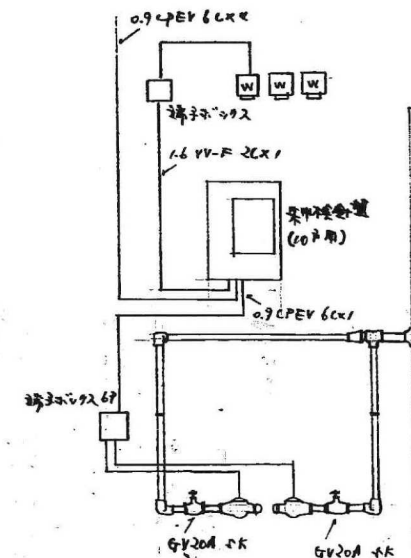

名称	排水型ポリスチレン質発泡体	設計図
図面名称	排水型ポリスチレン質発泡体	1:20
図面番号	0-2	1:20
設計		
計	愛知県建設部住宅建設課	

51-1506

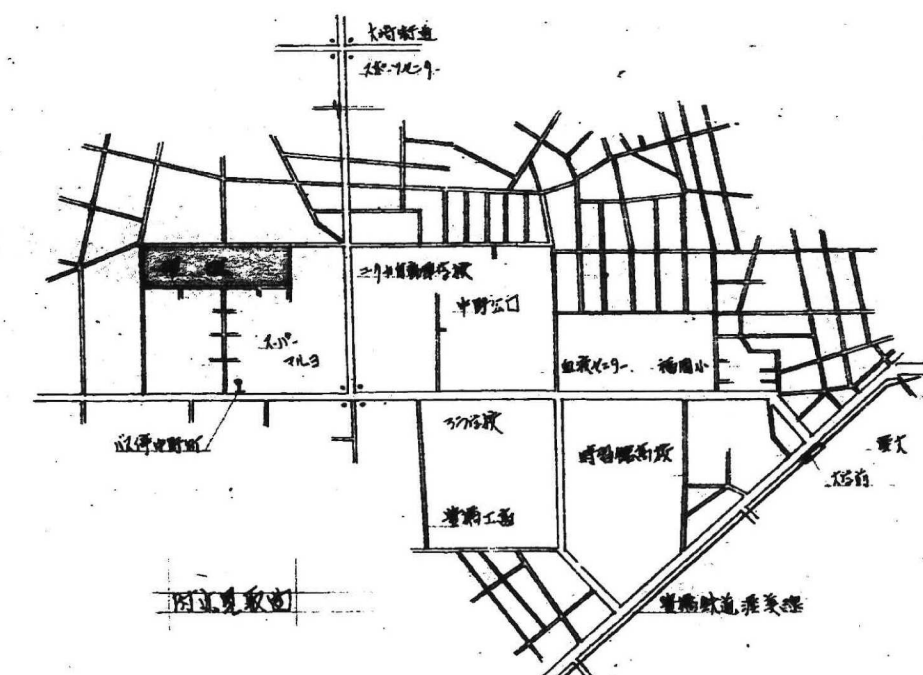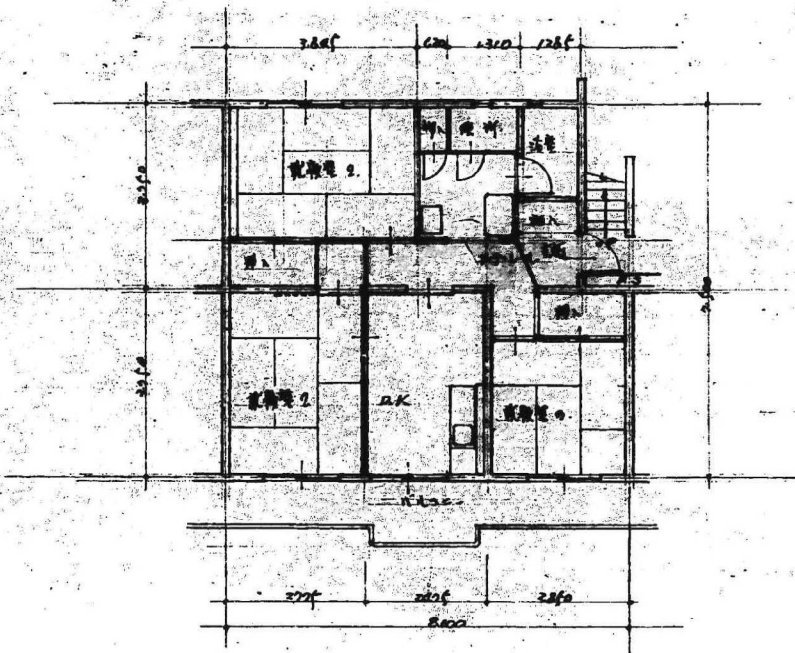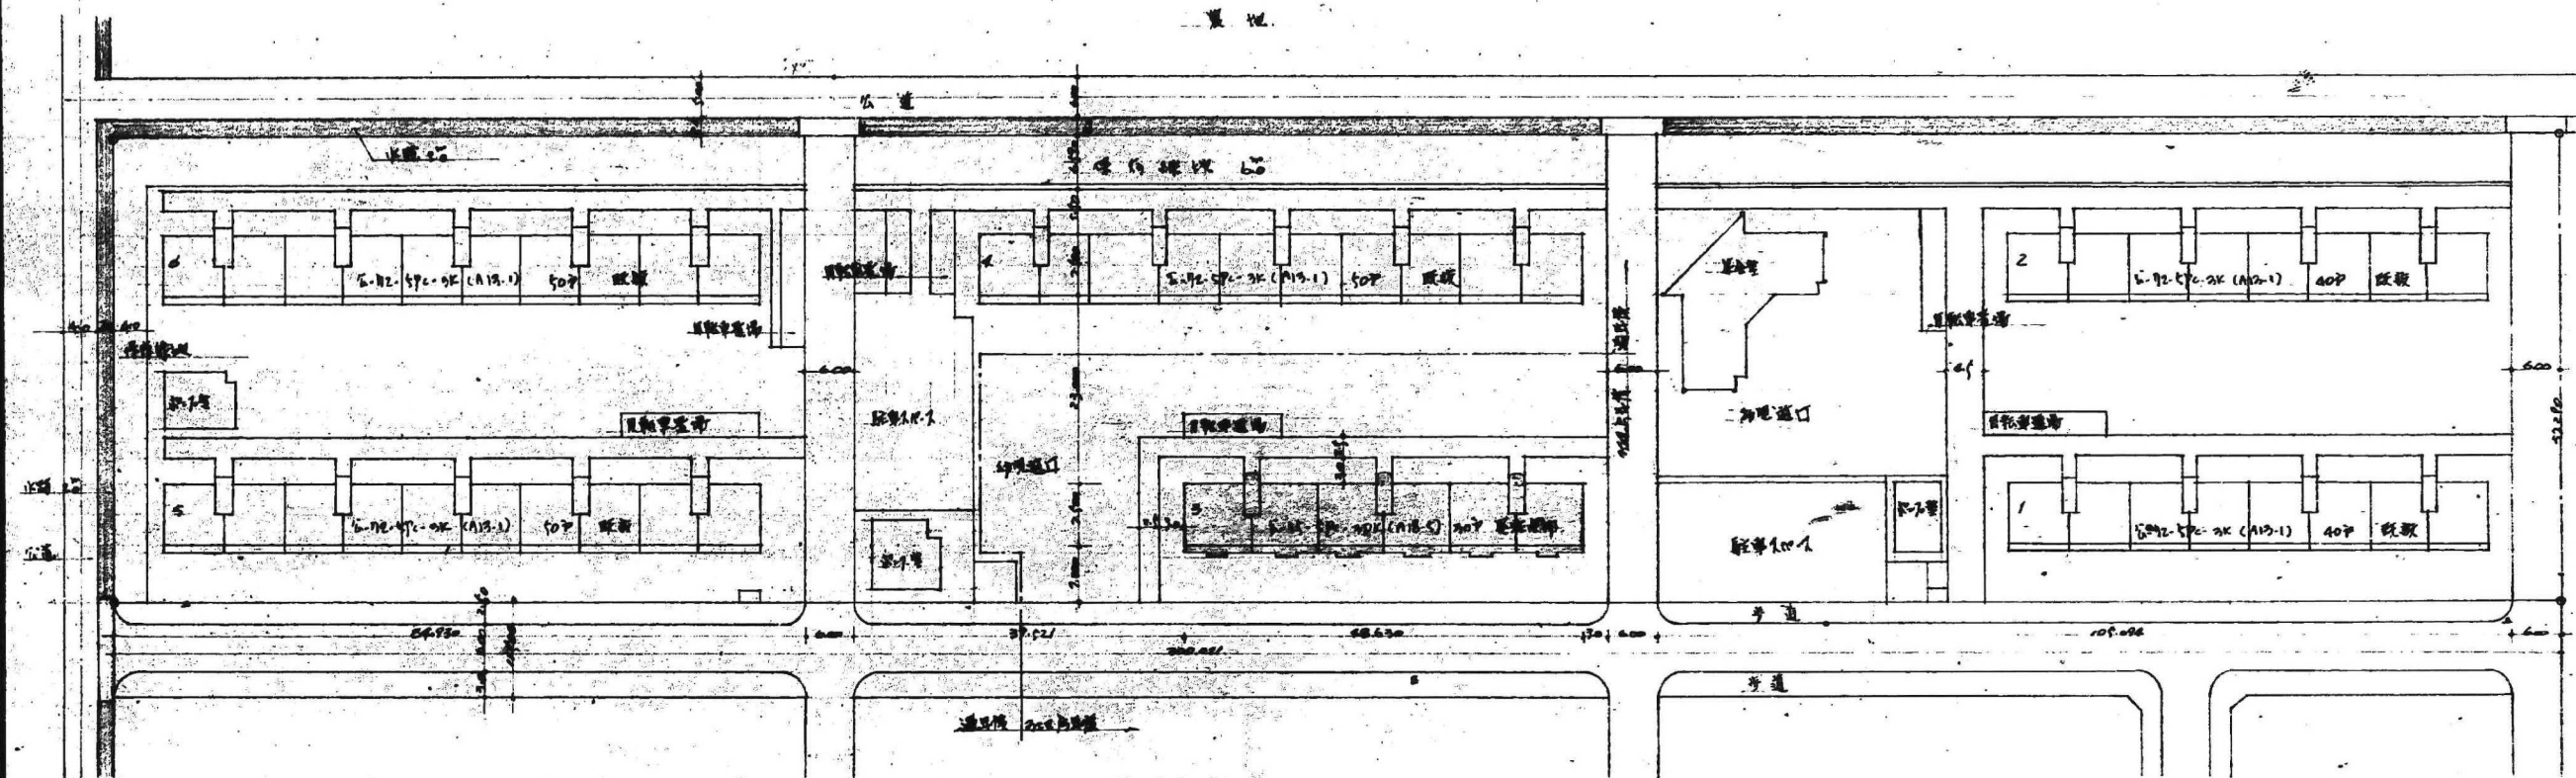


名称	(愛知県) 住宅建設課 住宅設計課 設計図		
図面名称	配置図	コンクリート配筋図	断面図
図面番号	3	4	5
設計	愛知県建築部住宅建設課		



51-1508

凡 例




- ⊙ : 外 灯
- ⊠ : 既設ハットチレ
- : 埋設配管
- - : 既設配管

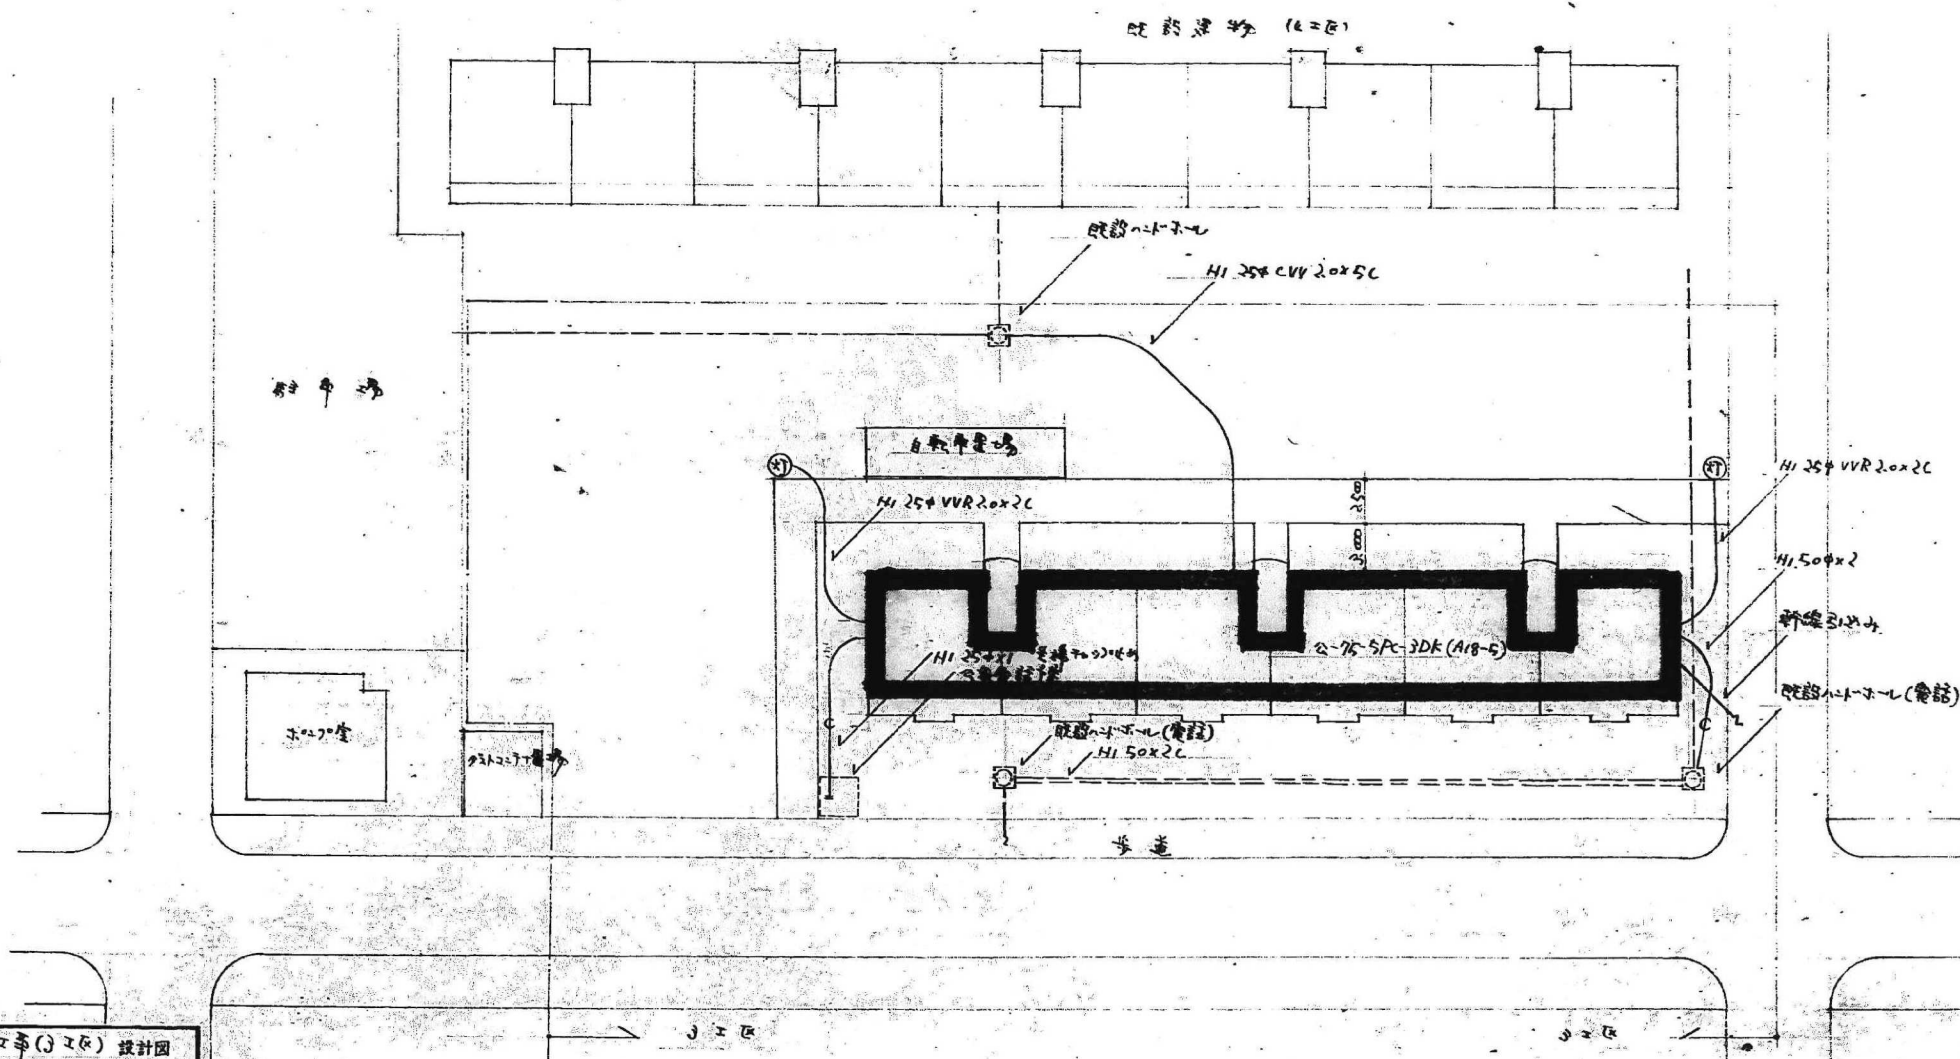

名 称	昭和41年度 愛知県庁庁舎(3工区) 設計図		
図面名称	屋外電気設備図	縮尺	1:100
図面番号	23	製図	昭和41.2.2
設計	愛知県建築部住宅建設課		

51-1511






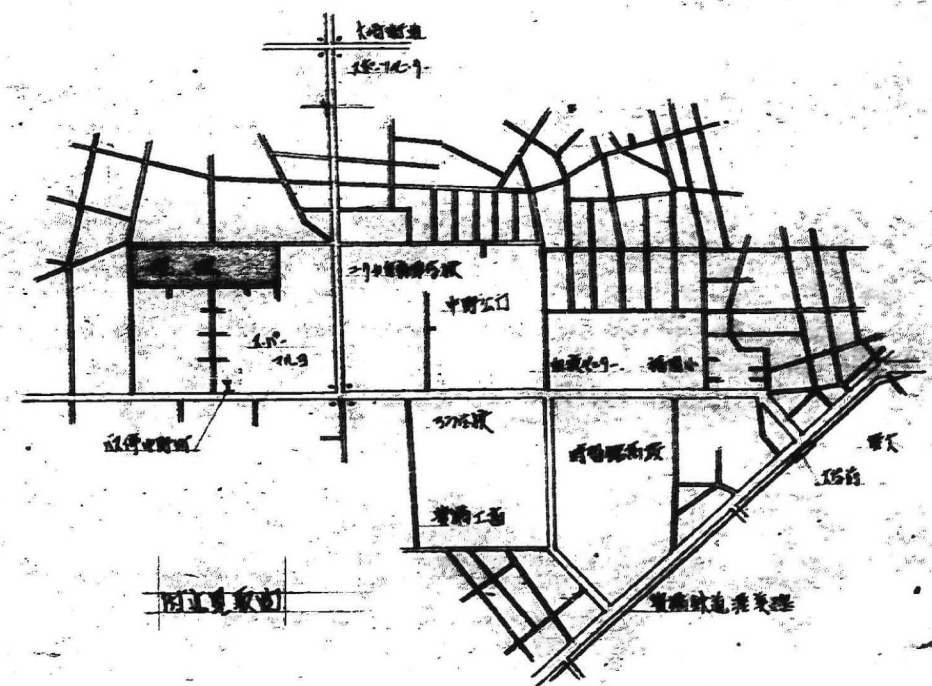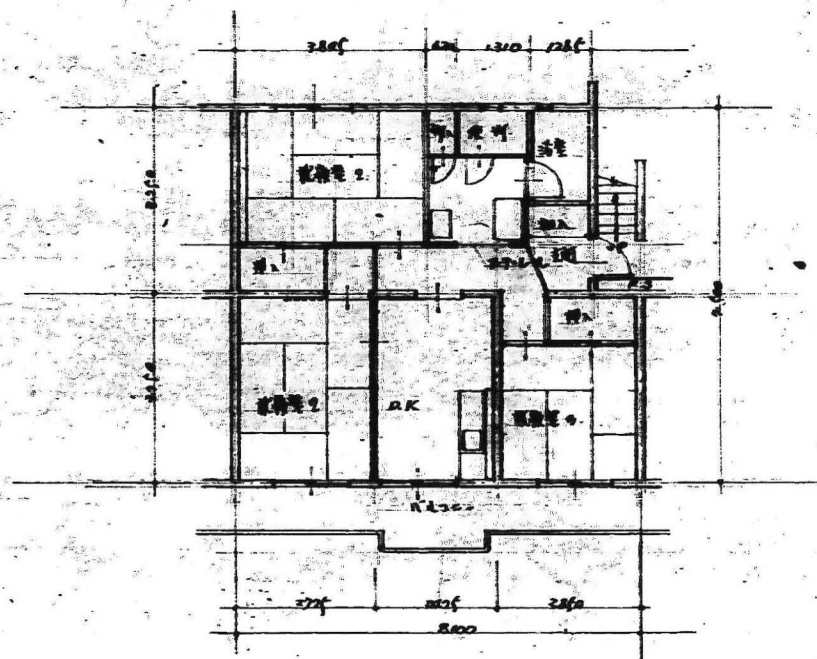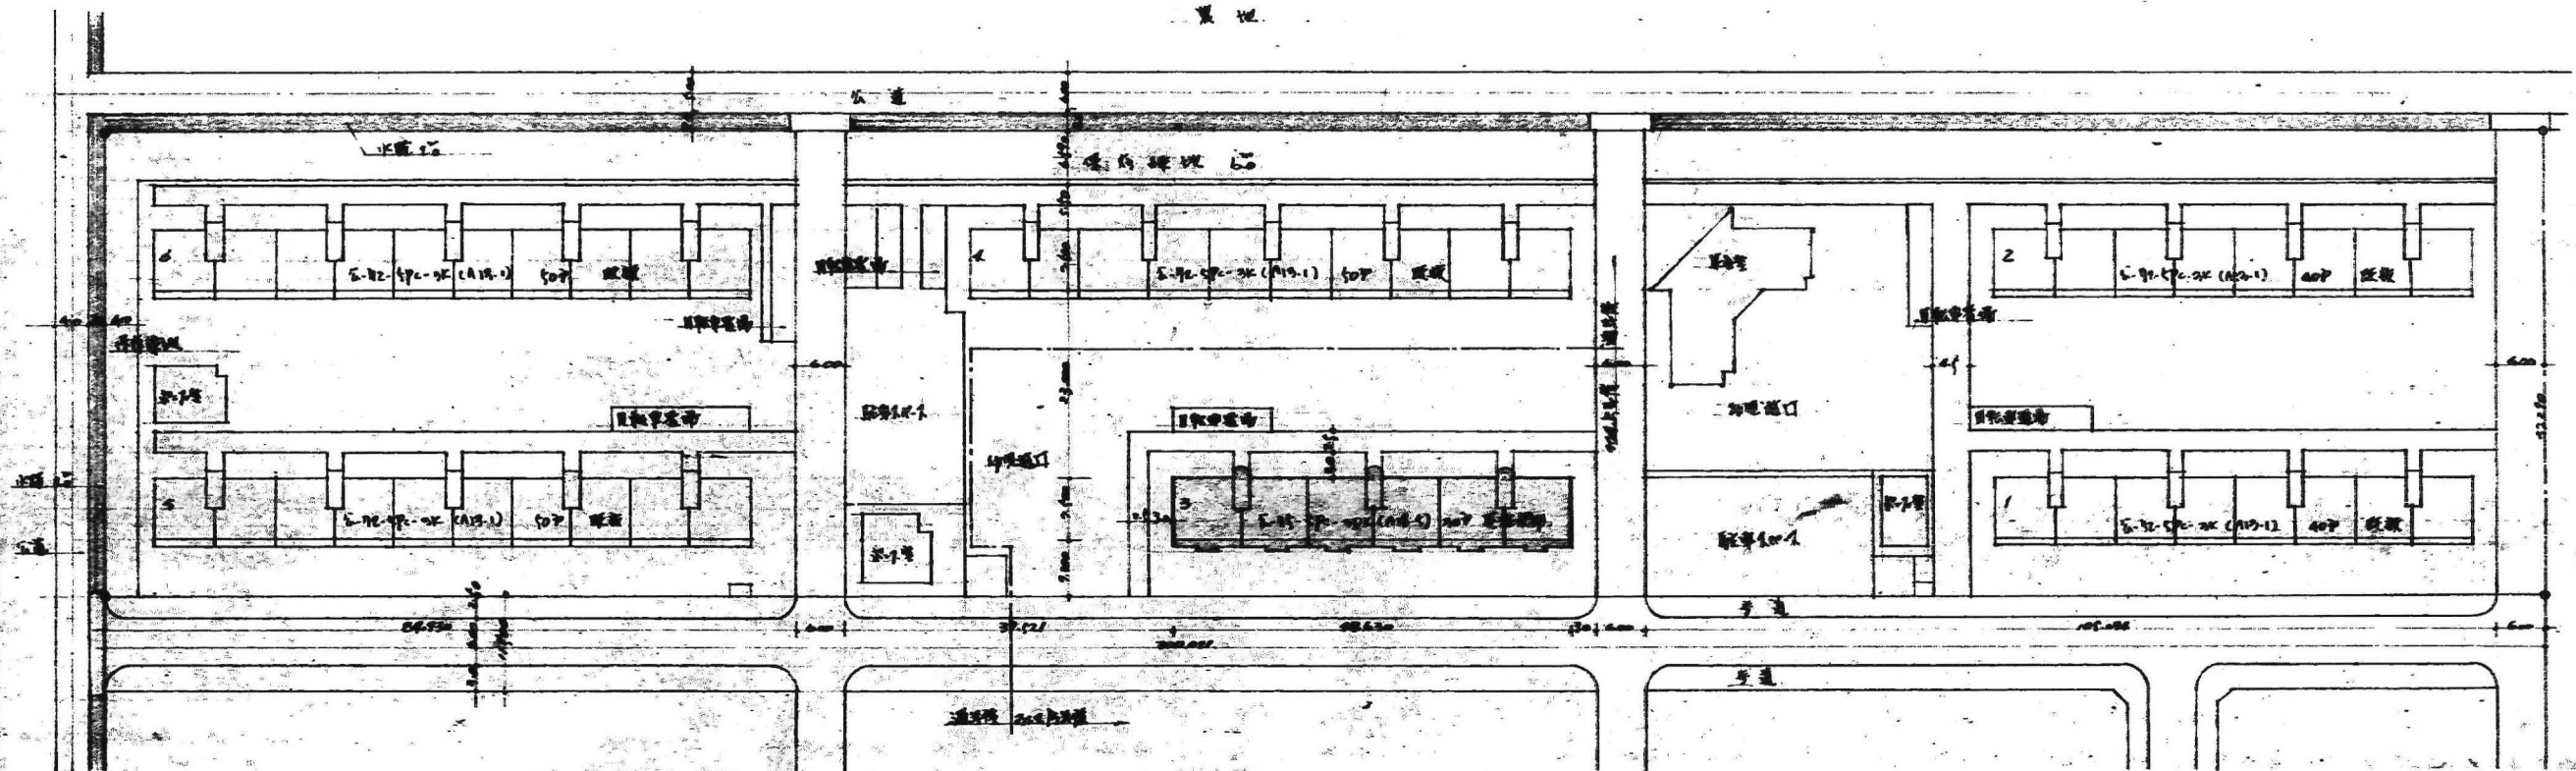

名称	昭和45年度住宅建設費(22区)設計図
図面名称	配置図 (1/4000)
図面番号	3
設計	愛知建設部住宅建設課

51-1514




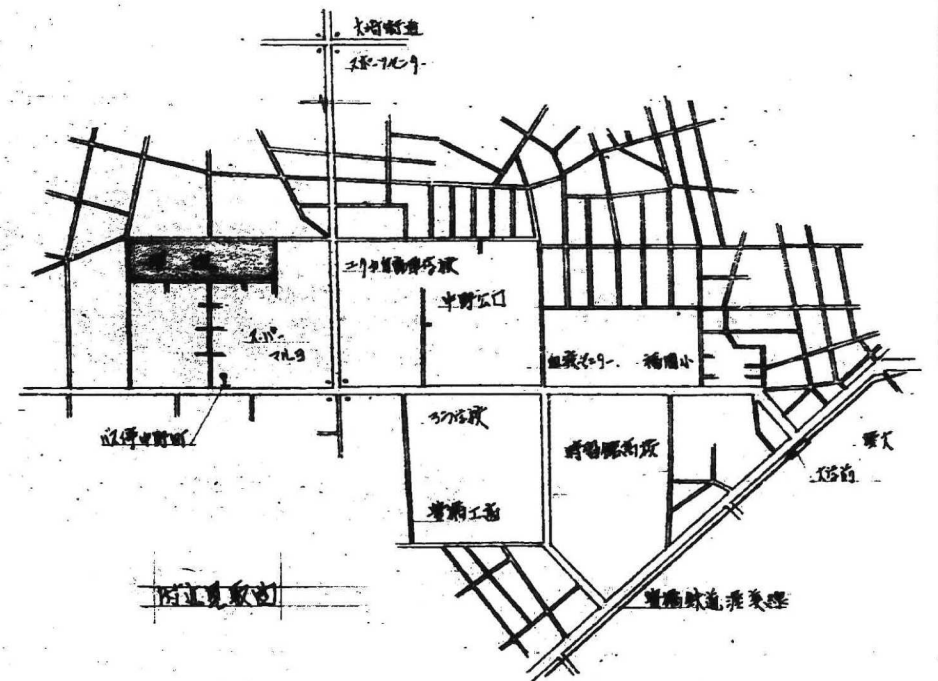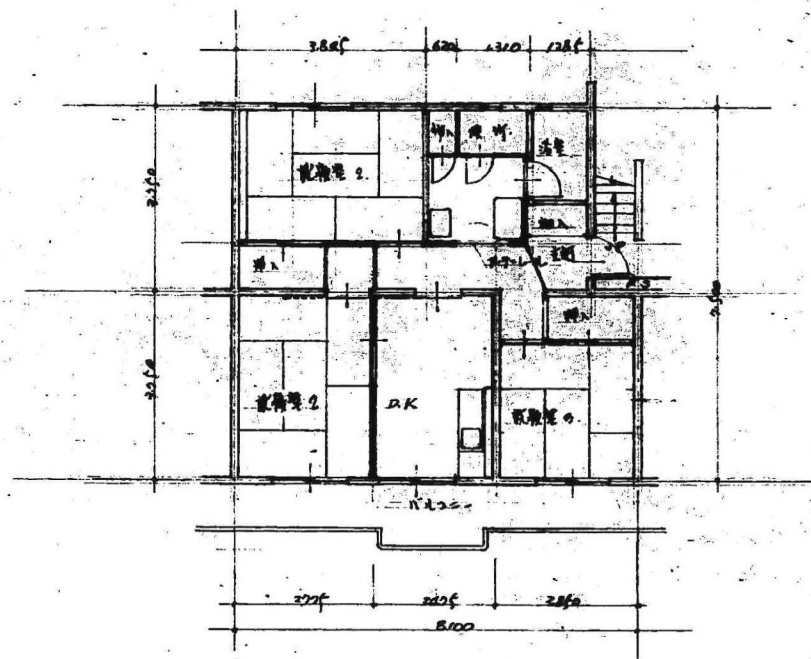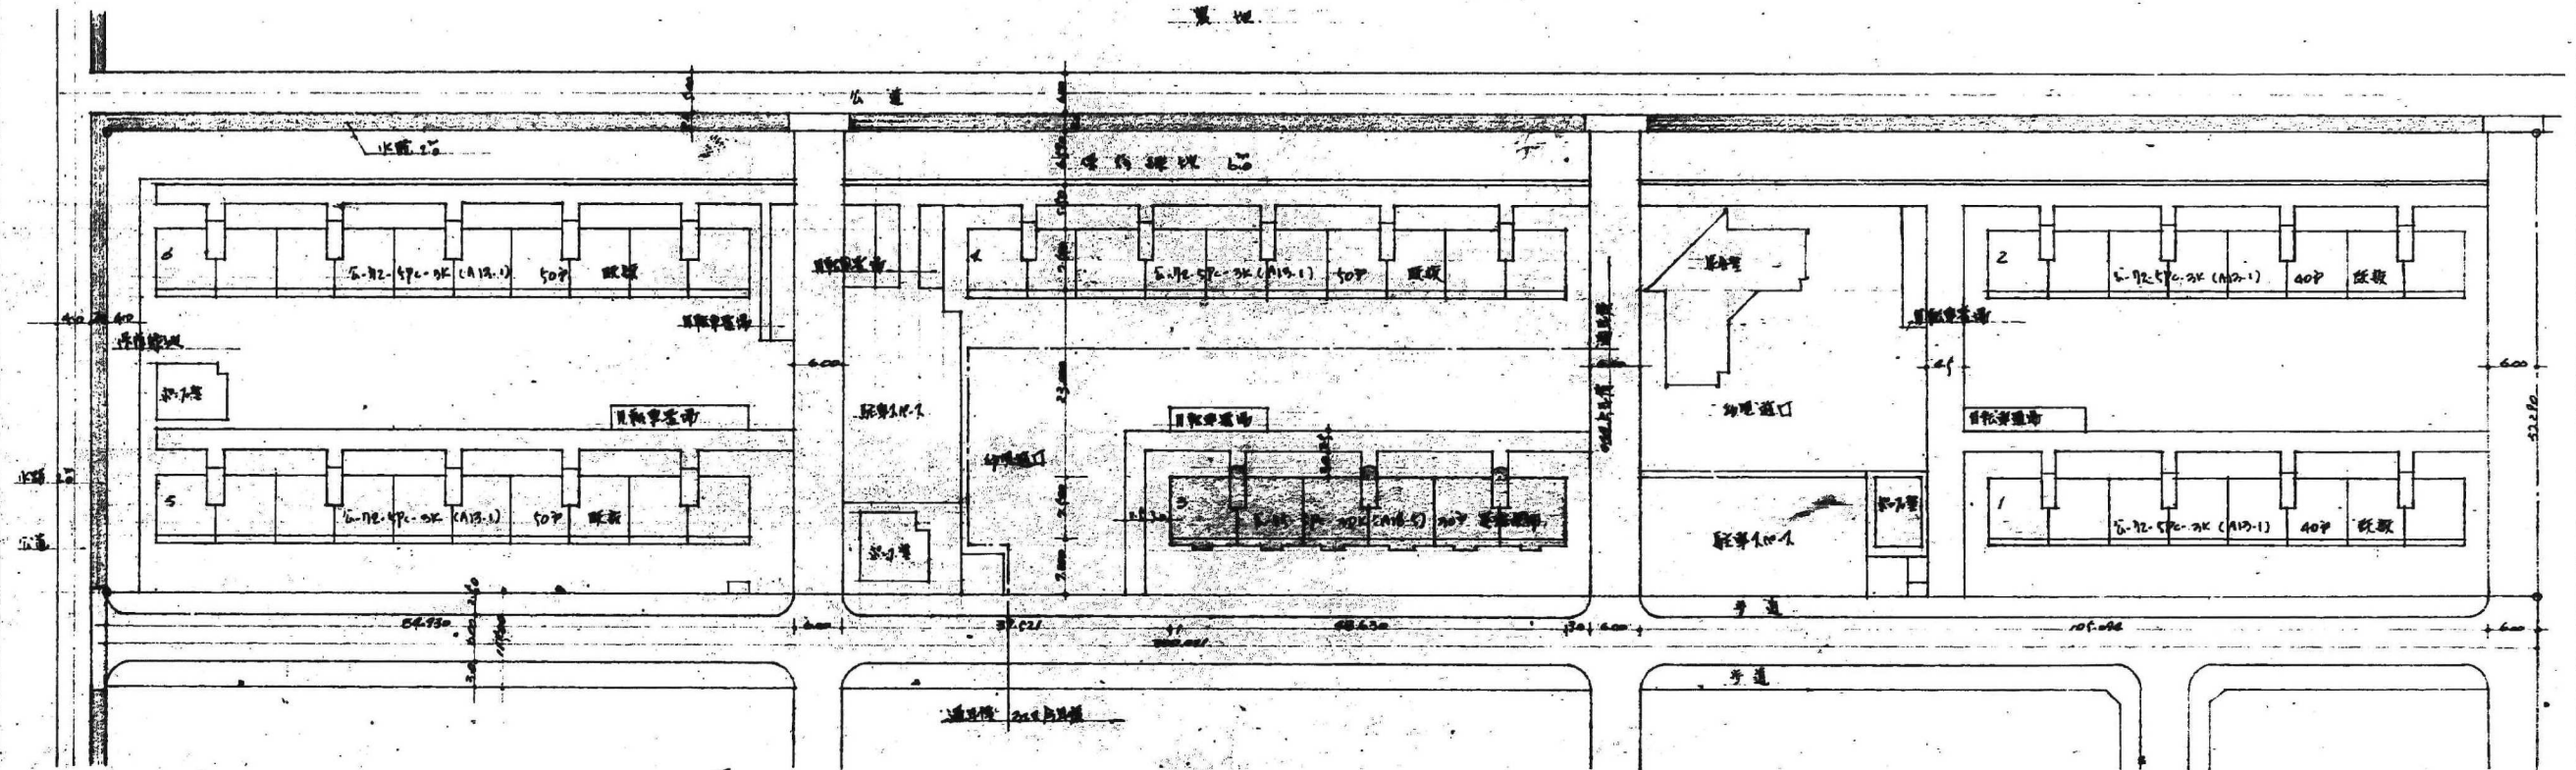

名称	昭和45年度国土庁委託 市町村 (2工区) 設計図
図面名称	配置図
図面番号	3
設計	愛知県建設部住宅建設課

51-1517



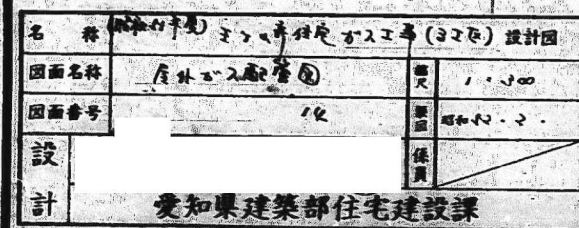

51-1518

